




**COMUNE DI LARIANO**  
CITTÀ METROPOLITANA DI ROMA CAPITALE



**PROGETTO ESECUTIVO**  
INTERVENTO DI EFFICIENTAMENTO ENERGETICO DELLA  
SCUOLA DELL'INFANZIA CARLO COLLODI



IL RUP		PROGETTISTA		TITOLO:	
Gen. Piani Ordine Piazza Saffi/Emanca 1 00076 LARIANO Tel. 066649251 piro.cedroni@comune.lariano.rm.it		Orlando ingegneria civile Via Marelli/Rosa 1 00012 Grottole/Monte Mario Tel. 334 2030389 oro.orlando@ingem.it		IMPIANTO FOTOVOLTAICO	
FILE	FORMATO	SCALA	Ing. Ciro Orlando	SOTTOTITOLO: CAMPO FOTOVOLTAICO	
EU	Fuori Formato	1:100	Via Marelli/Rosa 1	IDENTIFICAZIONE	
	SCALA DI STAMPA	FOGLIO	00012 Grottole/Monte Mario	NUMERO	
	1:1	1 & 1	Tel. 334 2030389	PROGETTO	
	(PDF 100%)		oro.orlando@ingem.it	REV.	
2					
1					
0	04-12-2020	EMISSIONE - ISSUED			
REV.	DATA DATE	DESCRIZIONE DESCRIPED	PER PROGETTISTA	PREPARATO	CONTROLLATO
			ORLANDO CIRO	ORLANDO CIRO	APPROVATO/VERBA

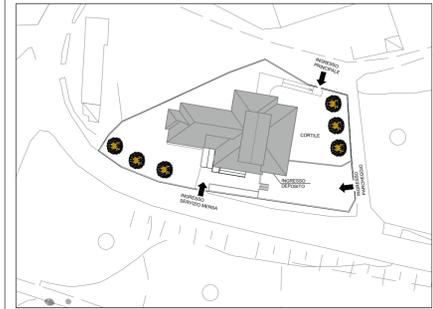


MASTERPLAN DI RIFERIMENTO

Generatore composto da 67 moduli da 300 Wp  
POTENZA TOTALE DELLA SEZIONE 10,20 kWp


CAMPO	INVERTER	NUMERO MODULI	POTENZA
█	INVERTER - E1	34	10,20 kWp

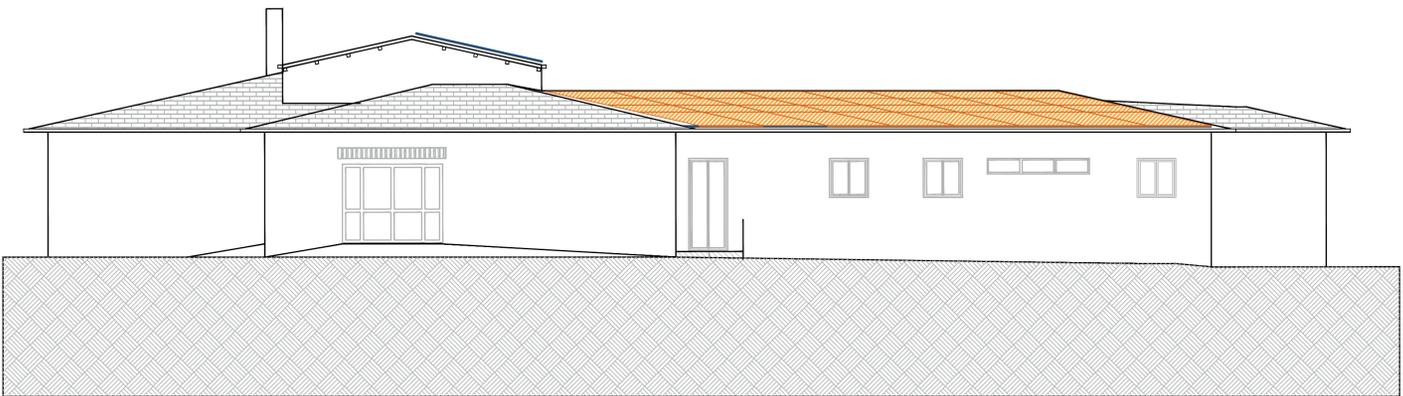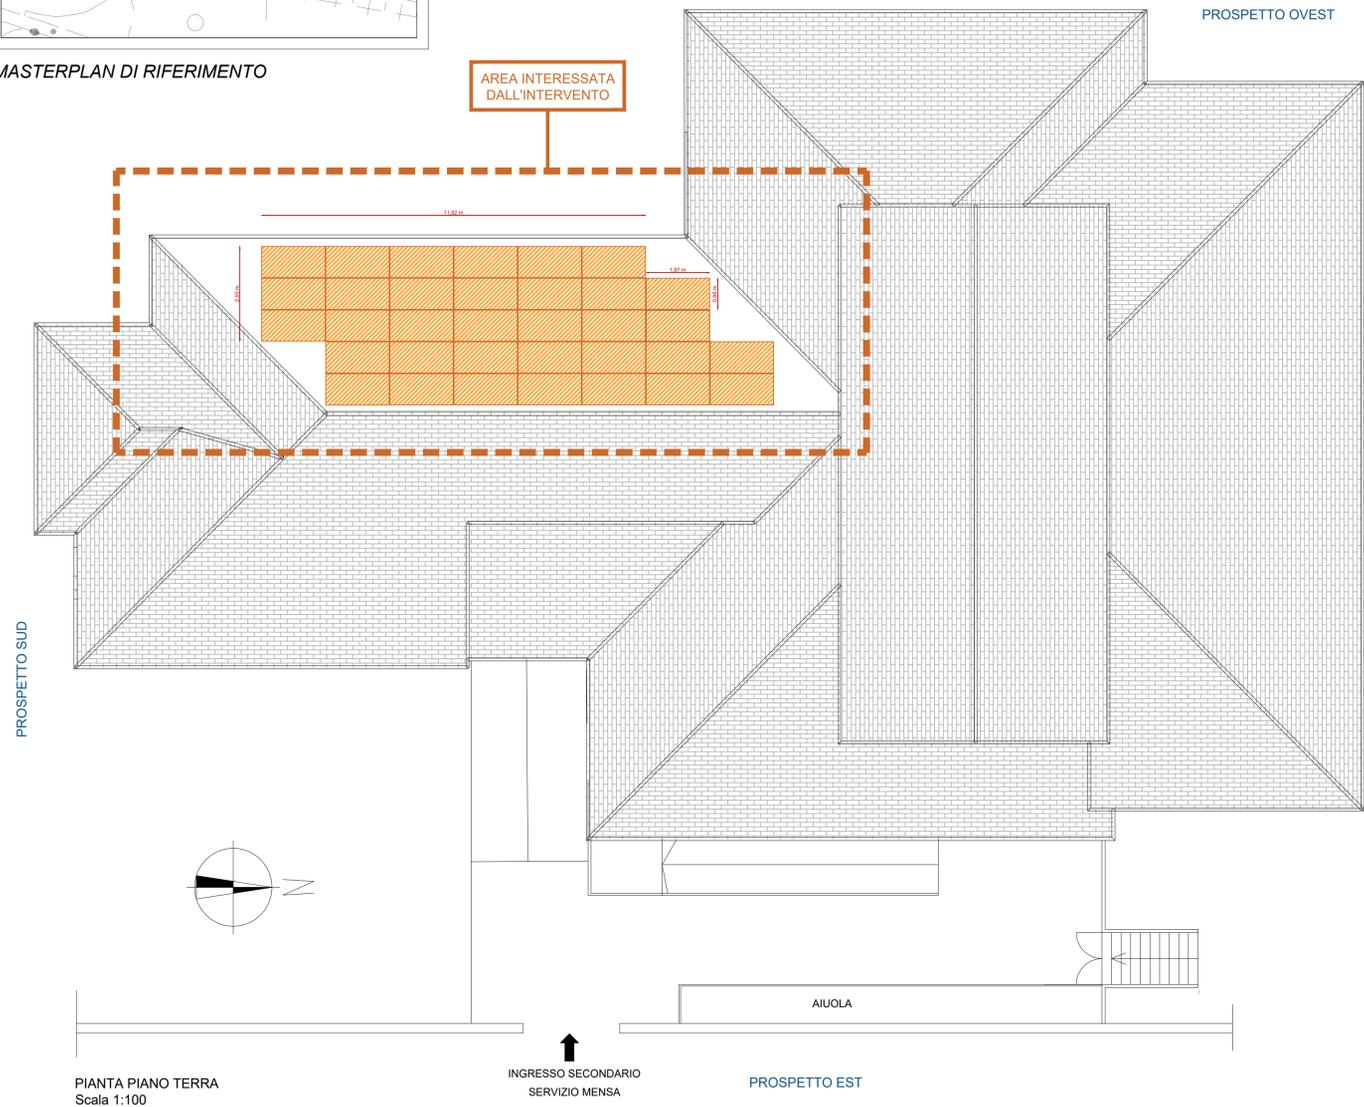

PROSPETTO - OVEST  
Scala 1:100

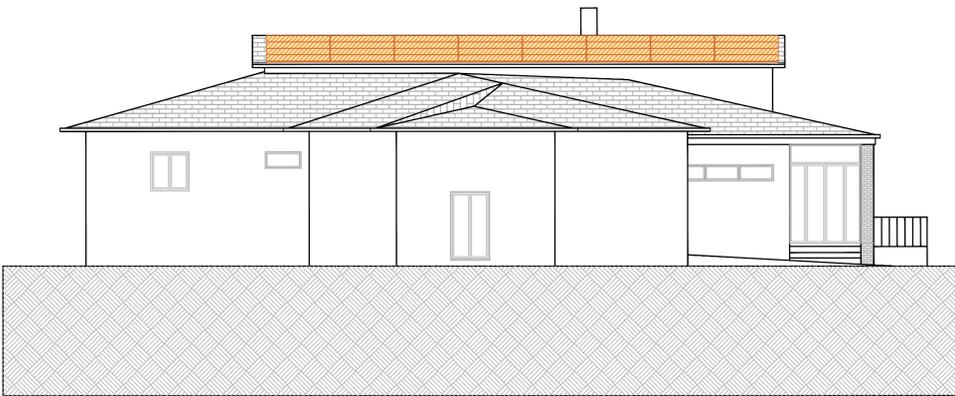

PROSPETTO - SUD  
Scala 1:100

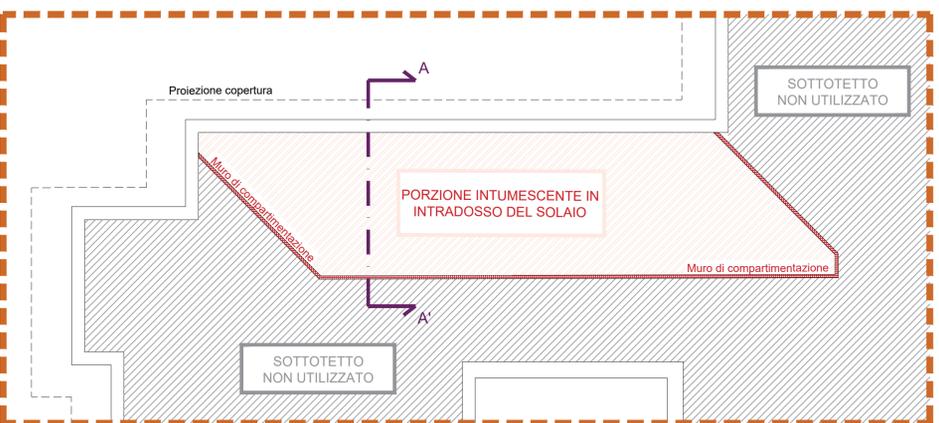

- Area del sottotetto non utilizzata
- Compartimentazione sottotetto
- Porzione intumescente in intradosso

Ai fini antincendio si prevede la realizzazione di una muratura, in blocchi monolitici in conglomerato cellulare autoclavato, per la compartimentazione della porzione di sottotetto sulla cui copertura sarà realizzato l'impianto fotovoltaico.

