





TUBAZIONI IN RAME RICOTTO ISOLATO

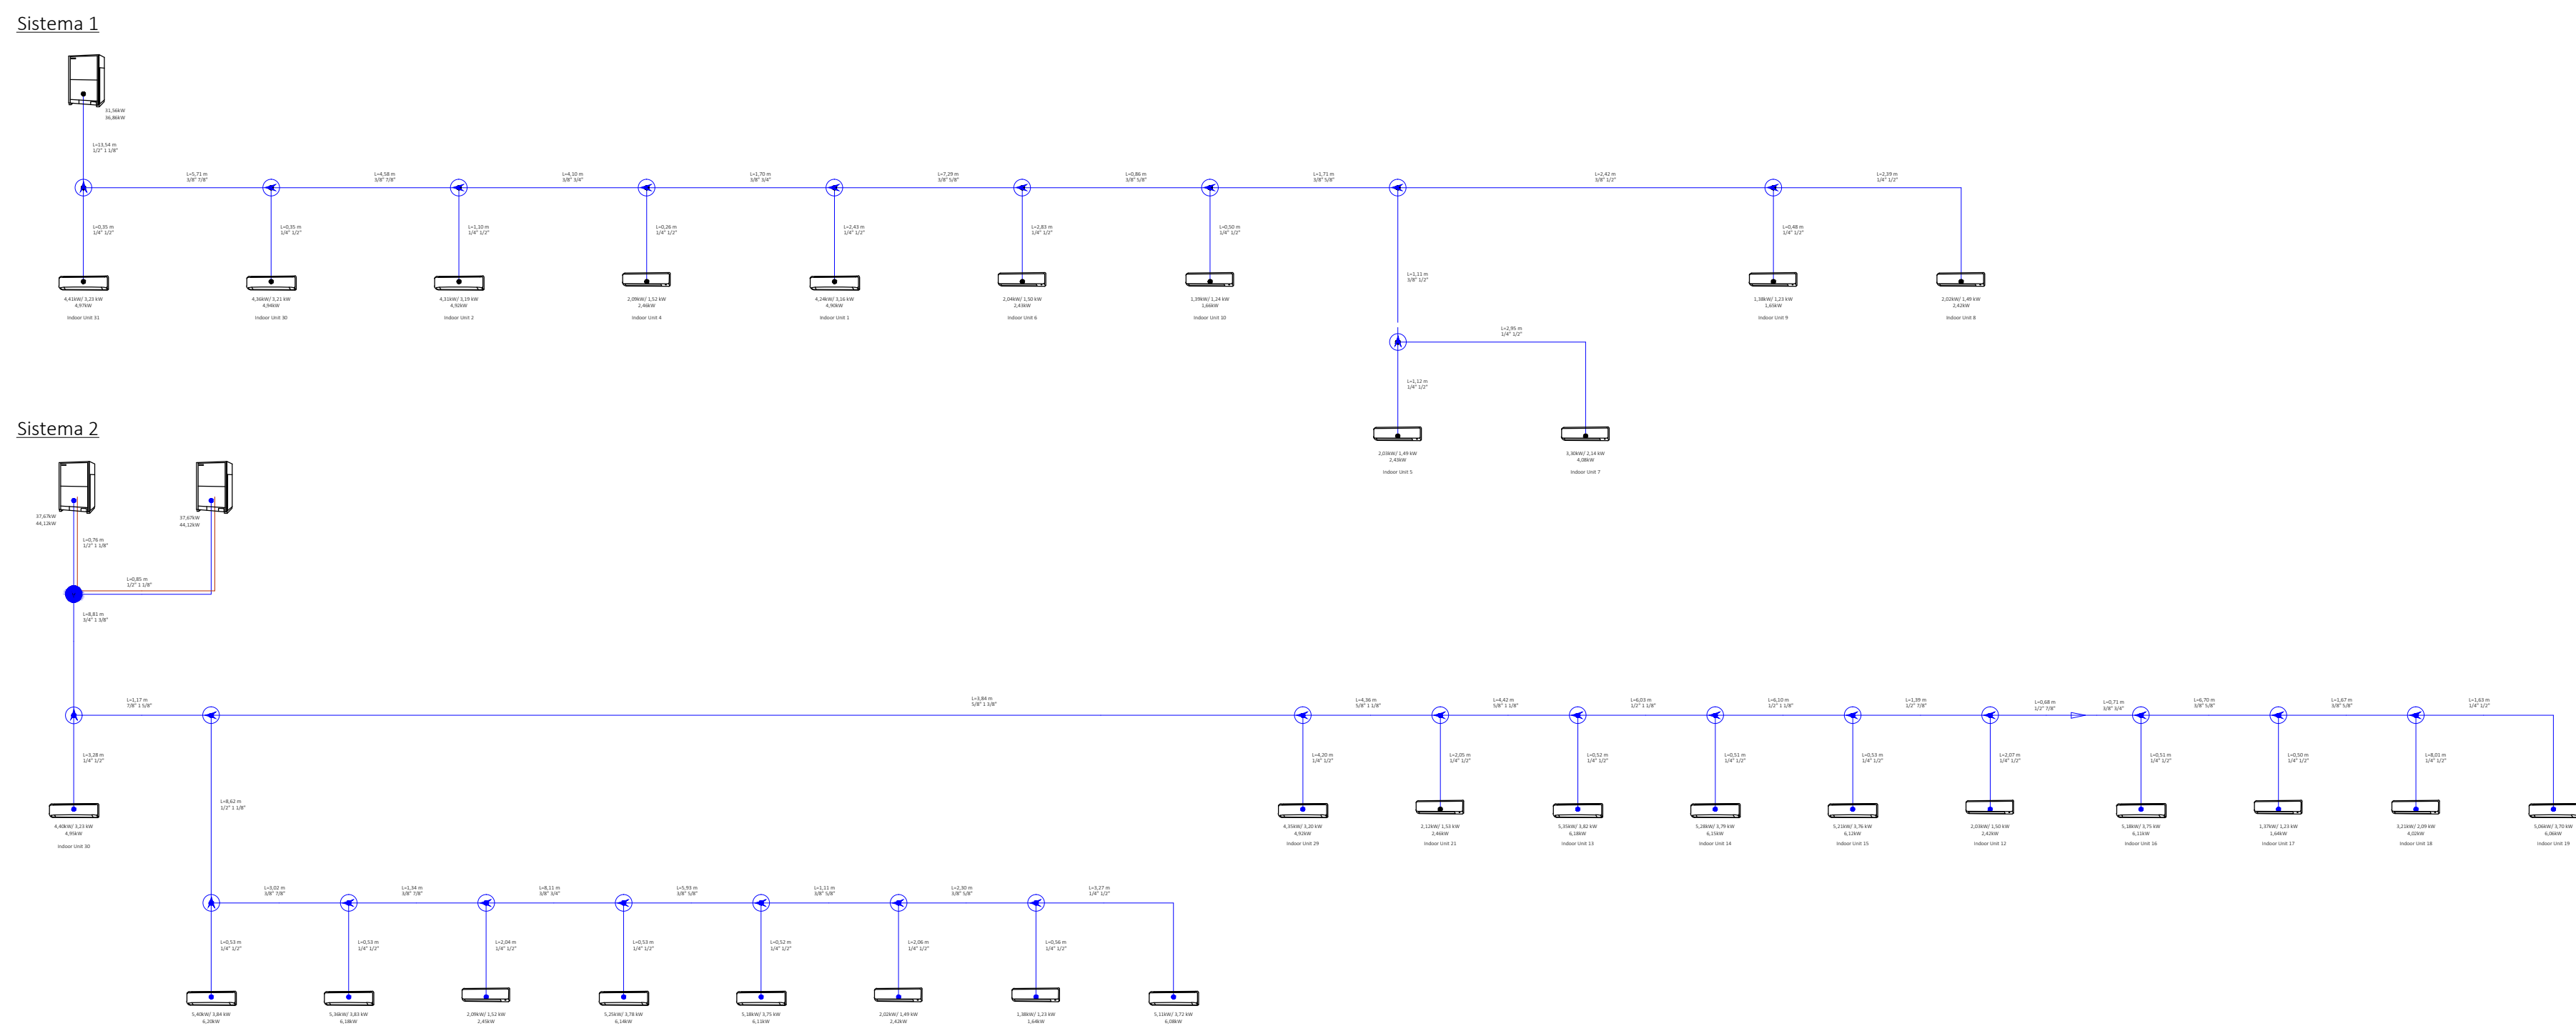

SCHEMA FUNZIONALE

LEGENDA

Simbolo	Descrizione	Quantità
	TUBAZIONE MANDATA/RITORNO LIQUIDO/GAS REFRIGERANTE, IN RAME RICOTTO CON ISOLAMENTO, CONFORME ALLA NORMA UNI EN 12735-1	—
	TRATTO DI TUBAZIONE VERTICALE	5
	UNITA' INTERNA VRV	30
	UNITA' ESTERNA VRV	3

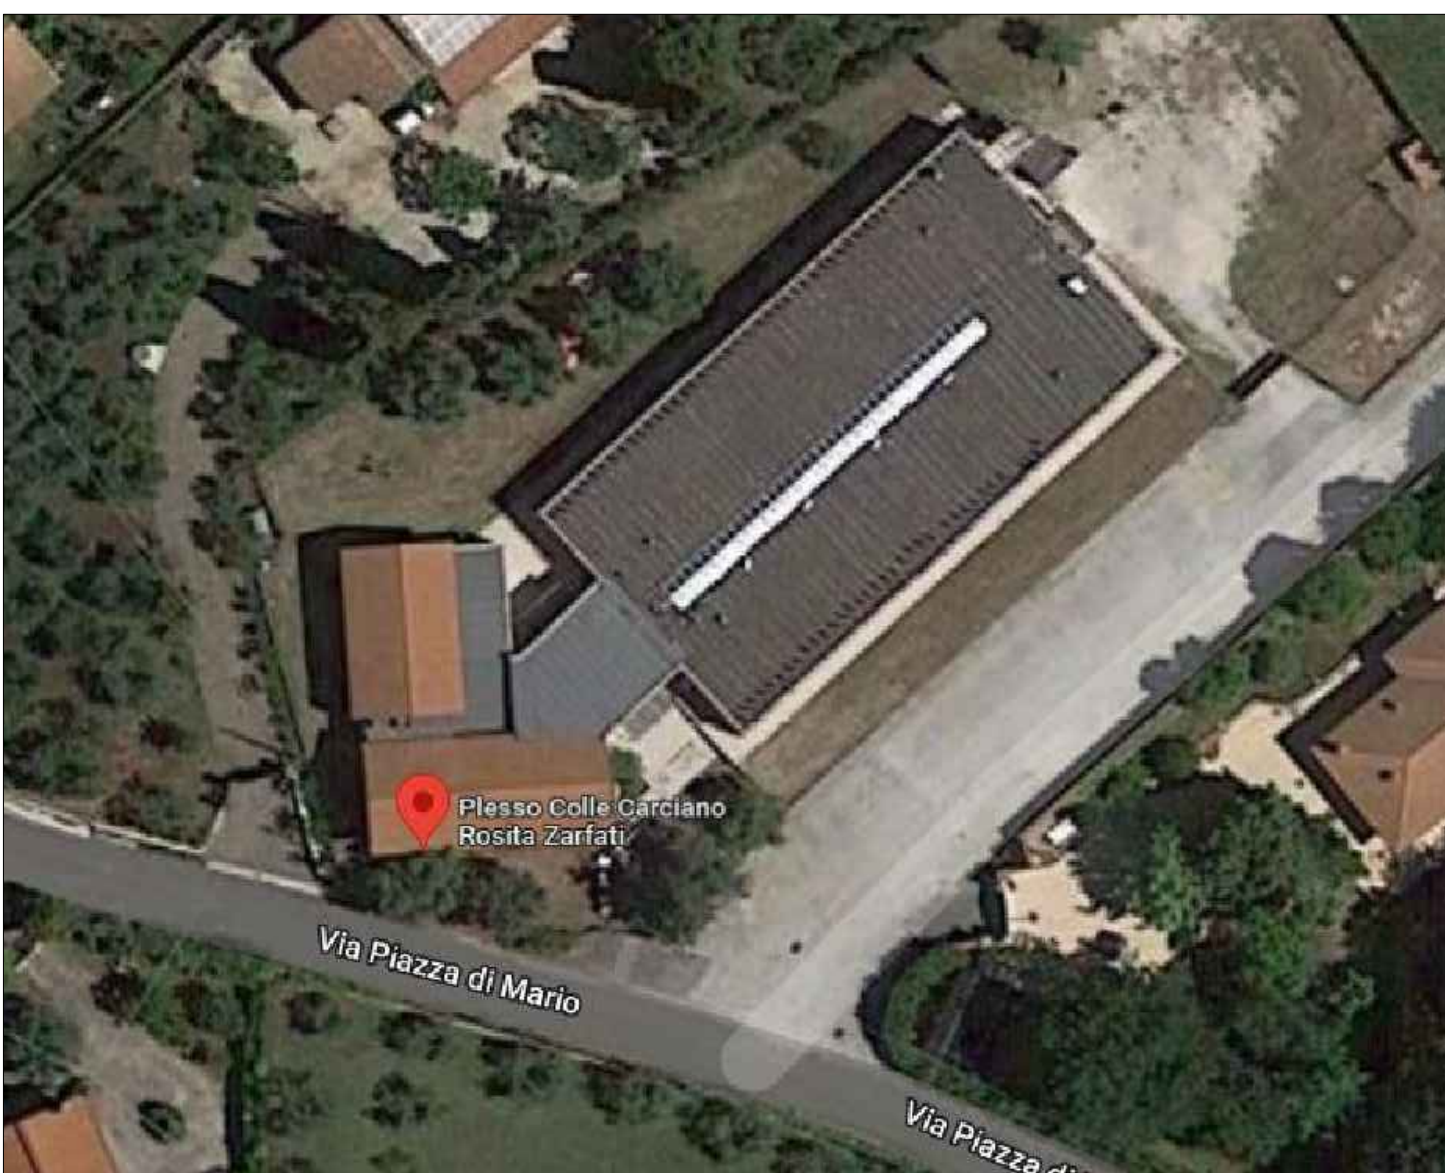

COMMITTENTE
COMUNE DI VELLETRI
AFFIDAMENTO DEL SERVIZIO ENERGIA TERMICA, CONDIZIONE E MANUTENZIONE IMPIANTI DI CLIMATIZZAZIONE, ELETTRICI, IDRICO-SANITARI, ANTINCENDIO, ELEVATORI ED ELETTRICI SPECIALI A SERVIZIO DEGLI IMMOBILI COMUNALI

Presidio
SCUOLA DI INFANZIA/PRIMARIA "COLLE CARCIANO - R. ZARFATI"
Strada di Piazza di Mario - Colle Carciano - 00049 Velletri (RM)
Reparto / Ubicazione
Intero Edificio

PROGETTO
07-28 VRV
INSTALLAZIONE NUOVO IMPIANTO DI CONDIZIONAMENTO DEL TIPO VRV

Parte d'opera
IMPIANTO MECCANICO

ELABORATO
Descrizione elaborato
PIANTA IMPIANTO DI CONDIZIONAMENTO DEL TIPO VRV

Data rilievo
Rilevatore
Nome file
Scala
Elaborato N.

FIRME
Le Imprese
SIRAM VEOLIA
CNP ENERGIA

Il Direttore dei Lavori
Il Responsabile del Procedimento

REVISIONI	N.	Descrizione	Data emiss.	Redatto	Verificato	Approvato	Validato
0	prima emissione		06/06/2022	SIRAM		SIRAM	
1							
2							
3							
4							

PIANTA IMPIANTO MECCANICO

scala 1:100