



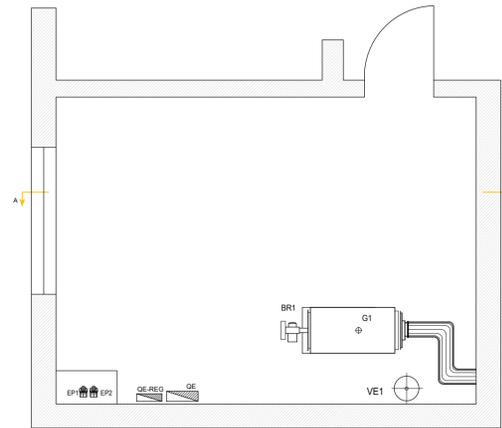

PIANTA CENTRALE TERMICA  
scala 1:50

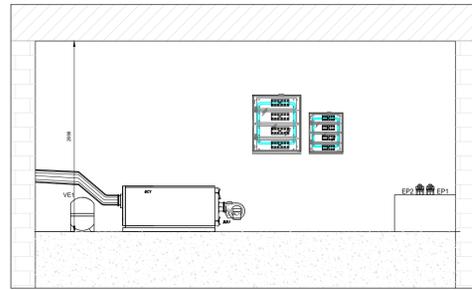


SEZIONE A-A'  
scala 1:50



**LEGENDA**

Simbolo	Descrizione	Quantità
---	TUBAZIONE MANDATA/RITORNO ACQUA CALDA, IN FERRO NERO COIBENTATA AI SENSI DELLA L.10/91 - NUOVA INSTALLAZIONE	--
---	TUBAZIONE MANDATA/RITORNO ACQUA CALDA, IN FERRO NERO COIBENTATA AI SENSI DELLA L.10/91 - TUBAZIONI ESISTENTI	--
---	TUBAZIONE MANDATA/RITORNO CIRCUITO SOLARE TERMICO, IN FERRO NERO COIBENTATA AI SENSI DELLA L.10/91 - NUOVA INSTALLAZIONE	--
---	TUBAZIONE ACQUA DI RETE	--
---	TUBAZIONE ACQUA ADDOLCITA	--
---	TUBAZIONE ACQUA CALDA SANITARIA	--
---	TUBAZIONE GASOLIO	--
---	TUBAZIONE GAS METANO	--
---	LINEE DI REGOLAZIONE	--
⊘	VALVOLA DI intercettazione	--
⊘	GIUNTO ANTIVIBRANTE	--
⊘	VALVOLA DI NON RITORNO	--
⊘	SCARICO	--
⊘	VALVOLA AUTOMATICA A TRE/QUATTRO VIE	--
⊘	VALVOLA DI intercettazione DEL COMBUSTIBILE	--
⊘	VALVOLA DI SICUREZZA A NORMA INAIL	--
⊘	TERMOMETRO INDICATORE A NORMA INAIL	--
⊘	MANOMETRO A NORMA INAIL	--
Tr	TERMOSTATO DI REGOLAZIONE A NORMA INAIL	--
Tb	TERMOSTATO DI BLOCCO A NORMA INAIL	--
Pb	PRESSOSTATO DI MASSIMA A NORMA INAIL	--
Pm	PRESSOSTATO DI MINIMA A NORMA INAIL	--
⊘	POZZETTO PER TERMOMETRO E SONDA DI TEMPERATURA	--
T	SONDA DI TEMPERATURA MANDATA/RITORNO ACQUA E FUMI	--
⊘	CONTATERMIE - CONTALITRI	--
⊘	RAMPA GAS	--

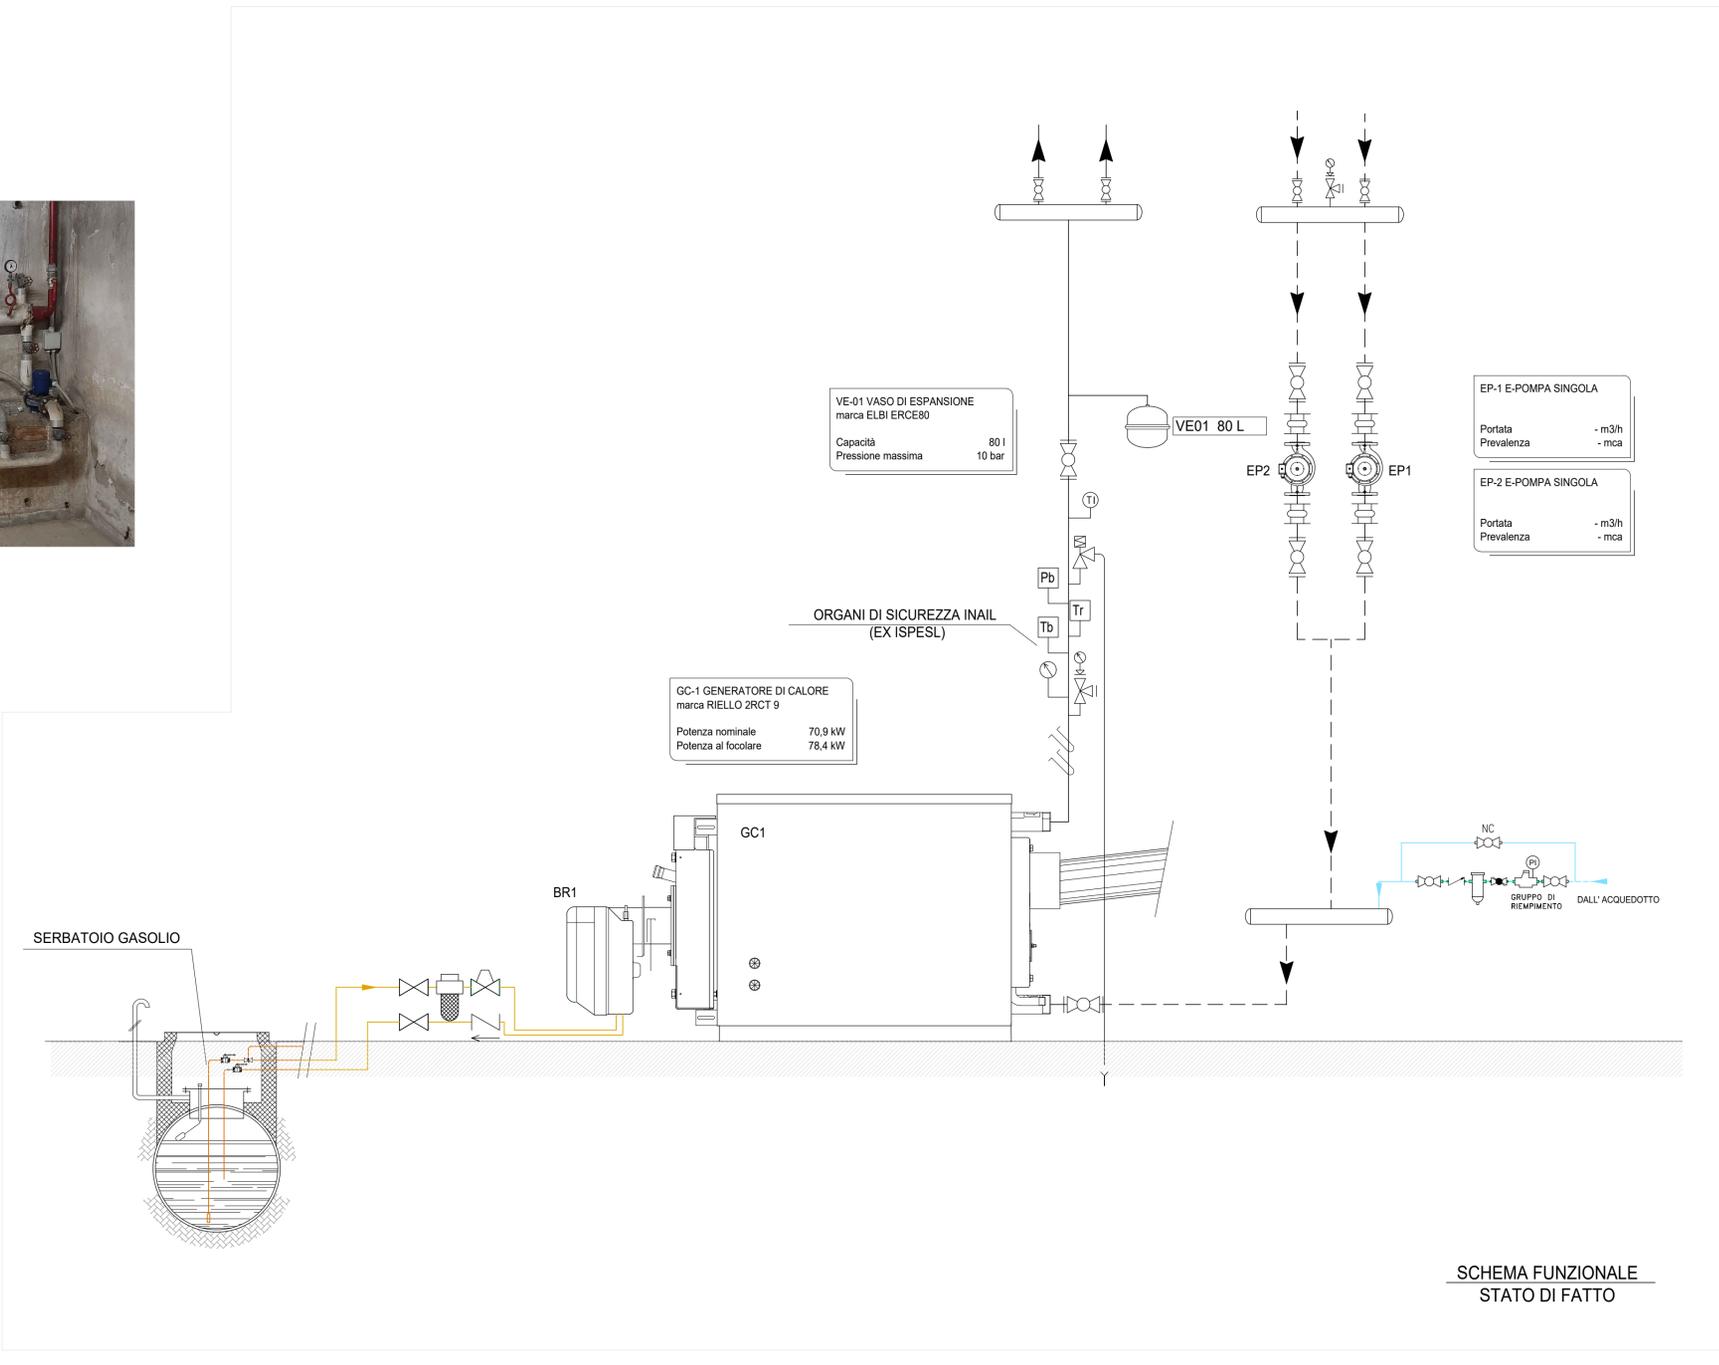

**COMMITTENTE**  
**COMUNE DI VELLETRI**  
AFFIDAMENTO DEL SERVIZIO ENERGIA TERMICA, CONDUZIONE E MANUTENZIONE IMPIANTI DI CLIMATIZZAZIONE, ELETTRICI, IDRICO-SANITARI, ANTINCENDIO, ELEVATORI ED ELETTRICI SPECIALI A SERVIZIO DEGLI IMMOBILI COMUNALI

Presidio  
**SCUOLA D'INFANZIA "VIA DELLE MURA"**  
Via delle mura 87 - 00049 Velletri (RM)  
Reparto / Ubicazione

Ospedaliero  
 Extra Ospedaliero

**Centrale Termica**

**PROGETTO**  
Oggetto  
**09.CON-MET-SER**  
RIQUALIFICAZIONE CENTRALE TERMICA CON CALDAIE A CONDENSAZIONE, INERTIZZAZIONE SERBATOIO GASOLIO E NUOVO IMPIANTO ALIMENTAZIONE GAS METANO

Parte d'opera  
IMPIANTO MECCANICO

Codice Progetto -  
Codice Commessa -  
Estremi Delibera -

**ELABORATO**  
Descrizione elaborato  
**SCHEMA FUNZIONALE, PIANTE E SEZIONE CENTRALE TERMICA STATO DI FATTO**

Codice elaborato  
**09.CON.01**

Data rilievo -  
Rilevatore -  
Nome file -  
Scala 1:20  
Elaborato N. -

**FIRME**  
Le Imprese  
**SIRAM VEOLIA**  
**CNP ENERGIA**

Il Progettista  
ING. **ROSSANO GIOIELLI**  
N. 1354  
PROVINCIA DI PAVIA

Spazio riservato alle firme del Committente  
Il Direttore dei Lavori  
Il Responsabile del Procedimento

**REVISIONI**

N.	Descrizione	Data emiss.	Redatto	Verificato	Approvato	Validato
0	prima emissione	28/03/2022	SIRAM	SIRAM	SIRAM	
1						
2						
3						
4						