

**LEGENDA SIMBOLI ELETTRICI
TIPI DI POSA -CEI 64-8 TAB 52 C**


RIF.	ESEMPIO	DESCRIZIONE
3		CAVI SENZA GUAINA IN TUBI PROTETTIVI CIRCOLARI POSATI SU O DISTANZIATI DA PARETI
3A		CAVI MULTIPOLARI IN TUBI PROTETTIVI CIRCOLARI POSATI SU O DISTANZIATI DA PARETI
12		CAVI MULTIPOLARI (O UNIPOLARI CON GUAINA), CON O SENZA ARMATURA, E CAVI CON ISOLAMENTO MINERALE SU PASSERELLE NON PERFORATE
13		CAVI MULTIPOLARI (O UNIPOLARI CON GUAINA), CON O SENZA ARMATURA, E CAVI CON ISOLAMENTO MINERALE SU PASSERELLE PERFORATE
31		CAVI SENZA GUAINA E CAVI MULTIPOLARI (O UNIPOLARI CON GUAINA) IN CANALI POSATI SU PARETE CON PERCORSO ORIZZONTALE
72		CAVI SENZA GUAINA (O CAVI UNIPOLARI CON GUAINA O CAVI MULTIPOLARI) POSATI IN CANALI PROVISTI DI ELEMENTI DI SEPARAZIONE - CIRCUITI PER CAVI PER COMUNICAZIONE E PER ELABORAZIONE DATI

LEGENDA

Simbolo	Descrizione	Quantita'
	QUADRO ELETTRICO	2
	PLAFONIERA LED STAGNA	2
	MOTORE ELTRICO CIRCOLATORI	7
	PRESA STANDARD ITALIANO/SCHUKO 250V 2P+T 10/16A UNIVERSALE	2
	PRESA INTERBLOCCATA MONOFASE ESISTENTE	2
	PRESA INTERBLOCCATA TRIFASE ESISTENTE	1
	RIVELATORE OTTICO DI FUMO	1
	INTERRUTTORE UNIPOLARE IN CUSTODIA STAGNA IP55	
	TUBO IN PLASTICA ESTINGUENTE PORTACAVO	
	LAMPADA DI EMERGENZA AUTOALIMENTATA 1X18W CON PITTOGRAMMA "USCITA DI EMERGENZA"	

PIANTA EX CENTRALE TERMICA

scala 1:25

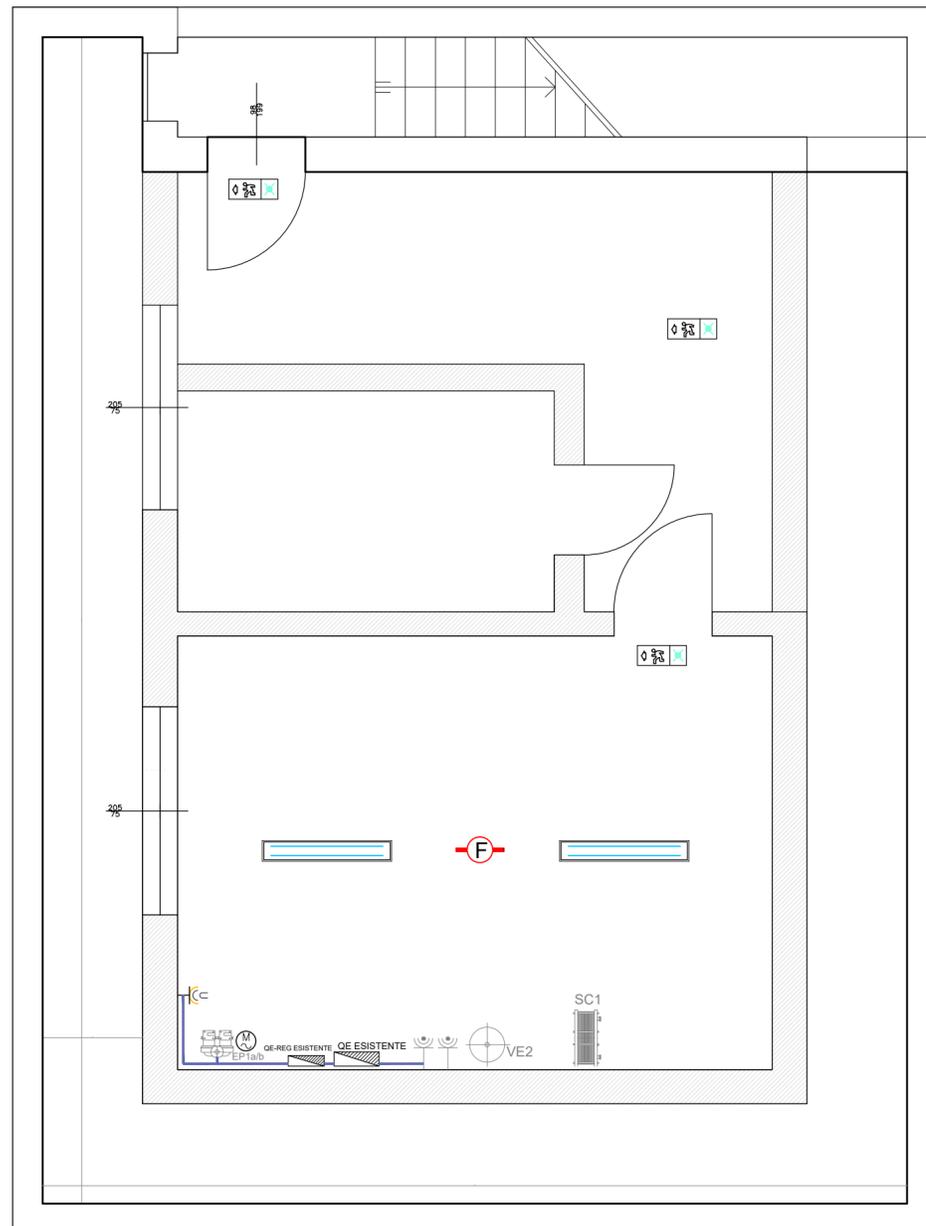

COMMITTENTE

COMUNE DI VELLETRI

AFFIDAMENTO DEL SERVIZIO ENERGIA TERMICA, CONDUZIONE E MANUTENZIONE IMPIANTI DI CLIMATIZZAZIONE, ELETTRICI, IDRICO-SANITARI, ANTINCENDIO, ELEVATORI ED ELETTRICI SPECIALI A SERVIZIO DEGLI IMMOBILI COMUNALI



Presidio

SCUOLA D'INFANZIA "VIA DELLE MURA"

Via delle Mura 87 - 00049 Velletri (RM)

Reparto / Ubicazione

Centrale Termica

- Ospedaliero
 Extra Ospedaliero

PROGETTO

Oggetto

**09.CON-MET-SER
RIQUALIFICAZIONE CENTRALE TERMICA CON CALDAIE
A CONDENSAZIONE, INERTIZZAZIONE SERBATOIO GASOLIO
E NUOVO IMPIANTO ALIMENTAZIONE GAS METANO**

- Progetto preliminare
 Progetto definitivo
 Progetto esecutivo

Parte d'opera	Codice Progetto	Codice Commessa	Estremi Delibera
IMPIANTI ELETTRICI	-	-	-

ELABORATO

Descrizione elaborato

**IMPIANTI ELETTRICI E SPECIALI
CENTRALE TERMICA
STATO DI PROGETTO**

09.CON.04

Codice elaborato

Data rilievo	Rilevatore	Nome file	Scala	Elaborato N.
--	-	-	1:25	-

FIRME

Le Imprese



Il Progettista



SIRAM S.p.A. - Unità di Business Centro - Via G.G. Belli, 86 - 00193 Roma (RM) - Tel. +39 (06) 590.15.1 - Fax +39 (06) 590.15.200

Spazio riservato alle firme del Committente

Il Direttore dei Lavori

Il Responsabile del Procedimento

REVISIONI

N.	Descrizione	Data emiss.	Redatto	Verificato	Approvato	Validato
0	prima emissione	28/03/2022	SIRAM	SIRAM	SIRAM	
1						
2						
3						
4						