



Finanziato
dall'Unione europea
NextGenerationEU



CITTÀ DI VELLETRI

Città metropolitana di Roma Capitale

Piazza Cesare Ottaviano Augusto - CAP 00049 - tel. 06961581

www.comune.velletri.rm.it

Settore 4° Ufficio Programmazione e Realizzazione Nuove Opere

Tel. 06-96158480 PEC: opere.pubbliche@pec.comune.velletri.rm.it

"ADEGUAMENTO NORMATIVA ANTINCENDIO SCUOLA C. CARDINALI"

Descrizione della Tavola

ELABORATO GRAFICO IMPIANTO IDRICO ANTINCENDIO

Progetto Esecutivo

Progettista:

Studio Tecnico Ing. Quattrocchi Andrea

S.L.: Via Lata 217/E - 00049 Velletri (RM)

S.O.: Via Lata 20 - 00049 Velletri (RM)

Tel.: 06-96.30.891 - e-mail: andquattrocchi@gmail.com

1	01/08/2022	Esecutivo	Ing. Quattrocchi Andrea	Ing. Quattrocchi Andrea	Ing. Quattrocchi Andrea
N° Prog	Data	Aggiornamenti	Redatto	Verificato	Approvato

Scala

Come da indicazioni in tavola

Data

Agosto 2022

n° Tavola

EIA01



CITTA' DI VELLETRI
CITTA' METROPOLITANA DI ROMA CAPITALE

PROGETTISTA:

Ing. QUATTROCCHI Andrea

COMMITTENTE:

Comune di Velletri CUP I19E20000380001

PROGETTO ESECUTIVO IMPIANTO NASPI
SCUOLA MEDIA CARDINALI - VELLETRI

ELABORATO GRAFICO
PROGETTO ESECUTIVO

COMMITTENTE: CITTA' CAP:

INDIRIZZO: SCALA:

DATA CATASTALE: DATA:

NOTE:

REV 00

ADEGUAMENTO NORMATIVA ANTINCENDIO SCUOLA C. CARDINALI Incarico di: Progettazione
Definitiva-Esecutiva, Direzione dei Lavori, Coordinamento della Sicurezza (CSP e CSE) Adeguamento
Normativa Antincendio Scuola C. Cardinali "Finanziato dall'Unione Europea-NextGenerationEU"

LEGENDA

ATTACCO UNI 70 VVF


NASPO UNI 25

CONDUTTURA DISCENDENTE


CONDUTTURA ASCENDENTE

COLONNA MONTANTE


Nodo iniziale	Nodo finale	Lunghezza [m]	Quota finale [m]	Ø nominale	Ø interno [mm]	Codice tubo	Codice erogatore
1	2	31,8	-2,0	50	53,1	e16509	
2	3	0,2	-2,0	50	53,1	e16509	
3	4	34,9	-0,4	50	53,1	e16509	
3	14	6,7	-2,0	32	36,0	e16507	
4	5	1,4	-1,0	40	41,9	e16506	
4	13	0,4	-0,4	25	27,3	e16506	e1201
5	6	33,1	2,9	40	41,9	e16508	
5	12	2,1	2,8	25	27,3	e16506	e1201
6	7	1,5	4,4	32	36,0	e16507	
6	11	3,4	1,2	25	27,3	e16506	e1201
7	8	0,4	4,4	25	27,3	e16506	e1201
7	9	3,2	7,6	25	27,3	e16506	e1201
9	10	3,3	7,6	25	27,3	e16506	e1201
14	15	7,4	-9,4	25	27,3	e16506	e1201
14	16	44,8	-9,4	25	27,3	e16506	e1201

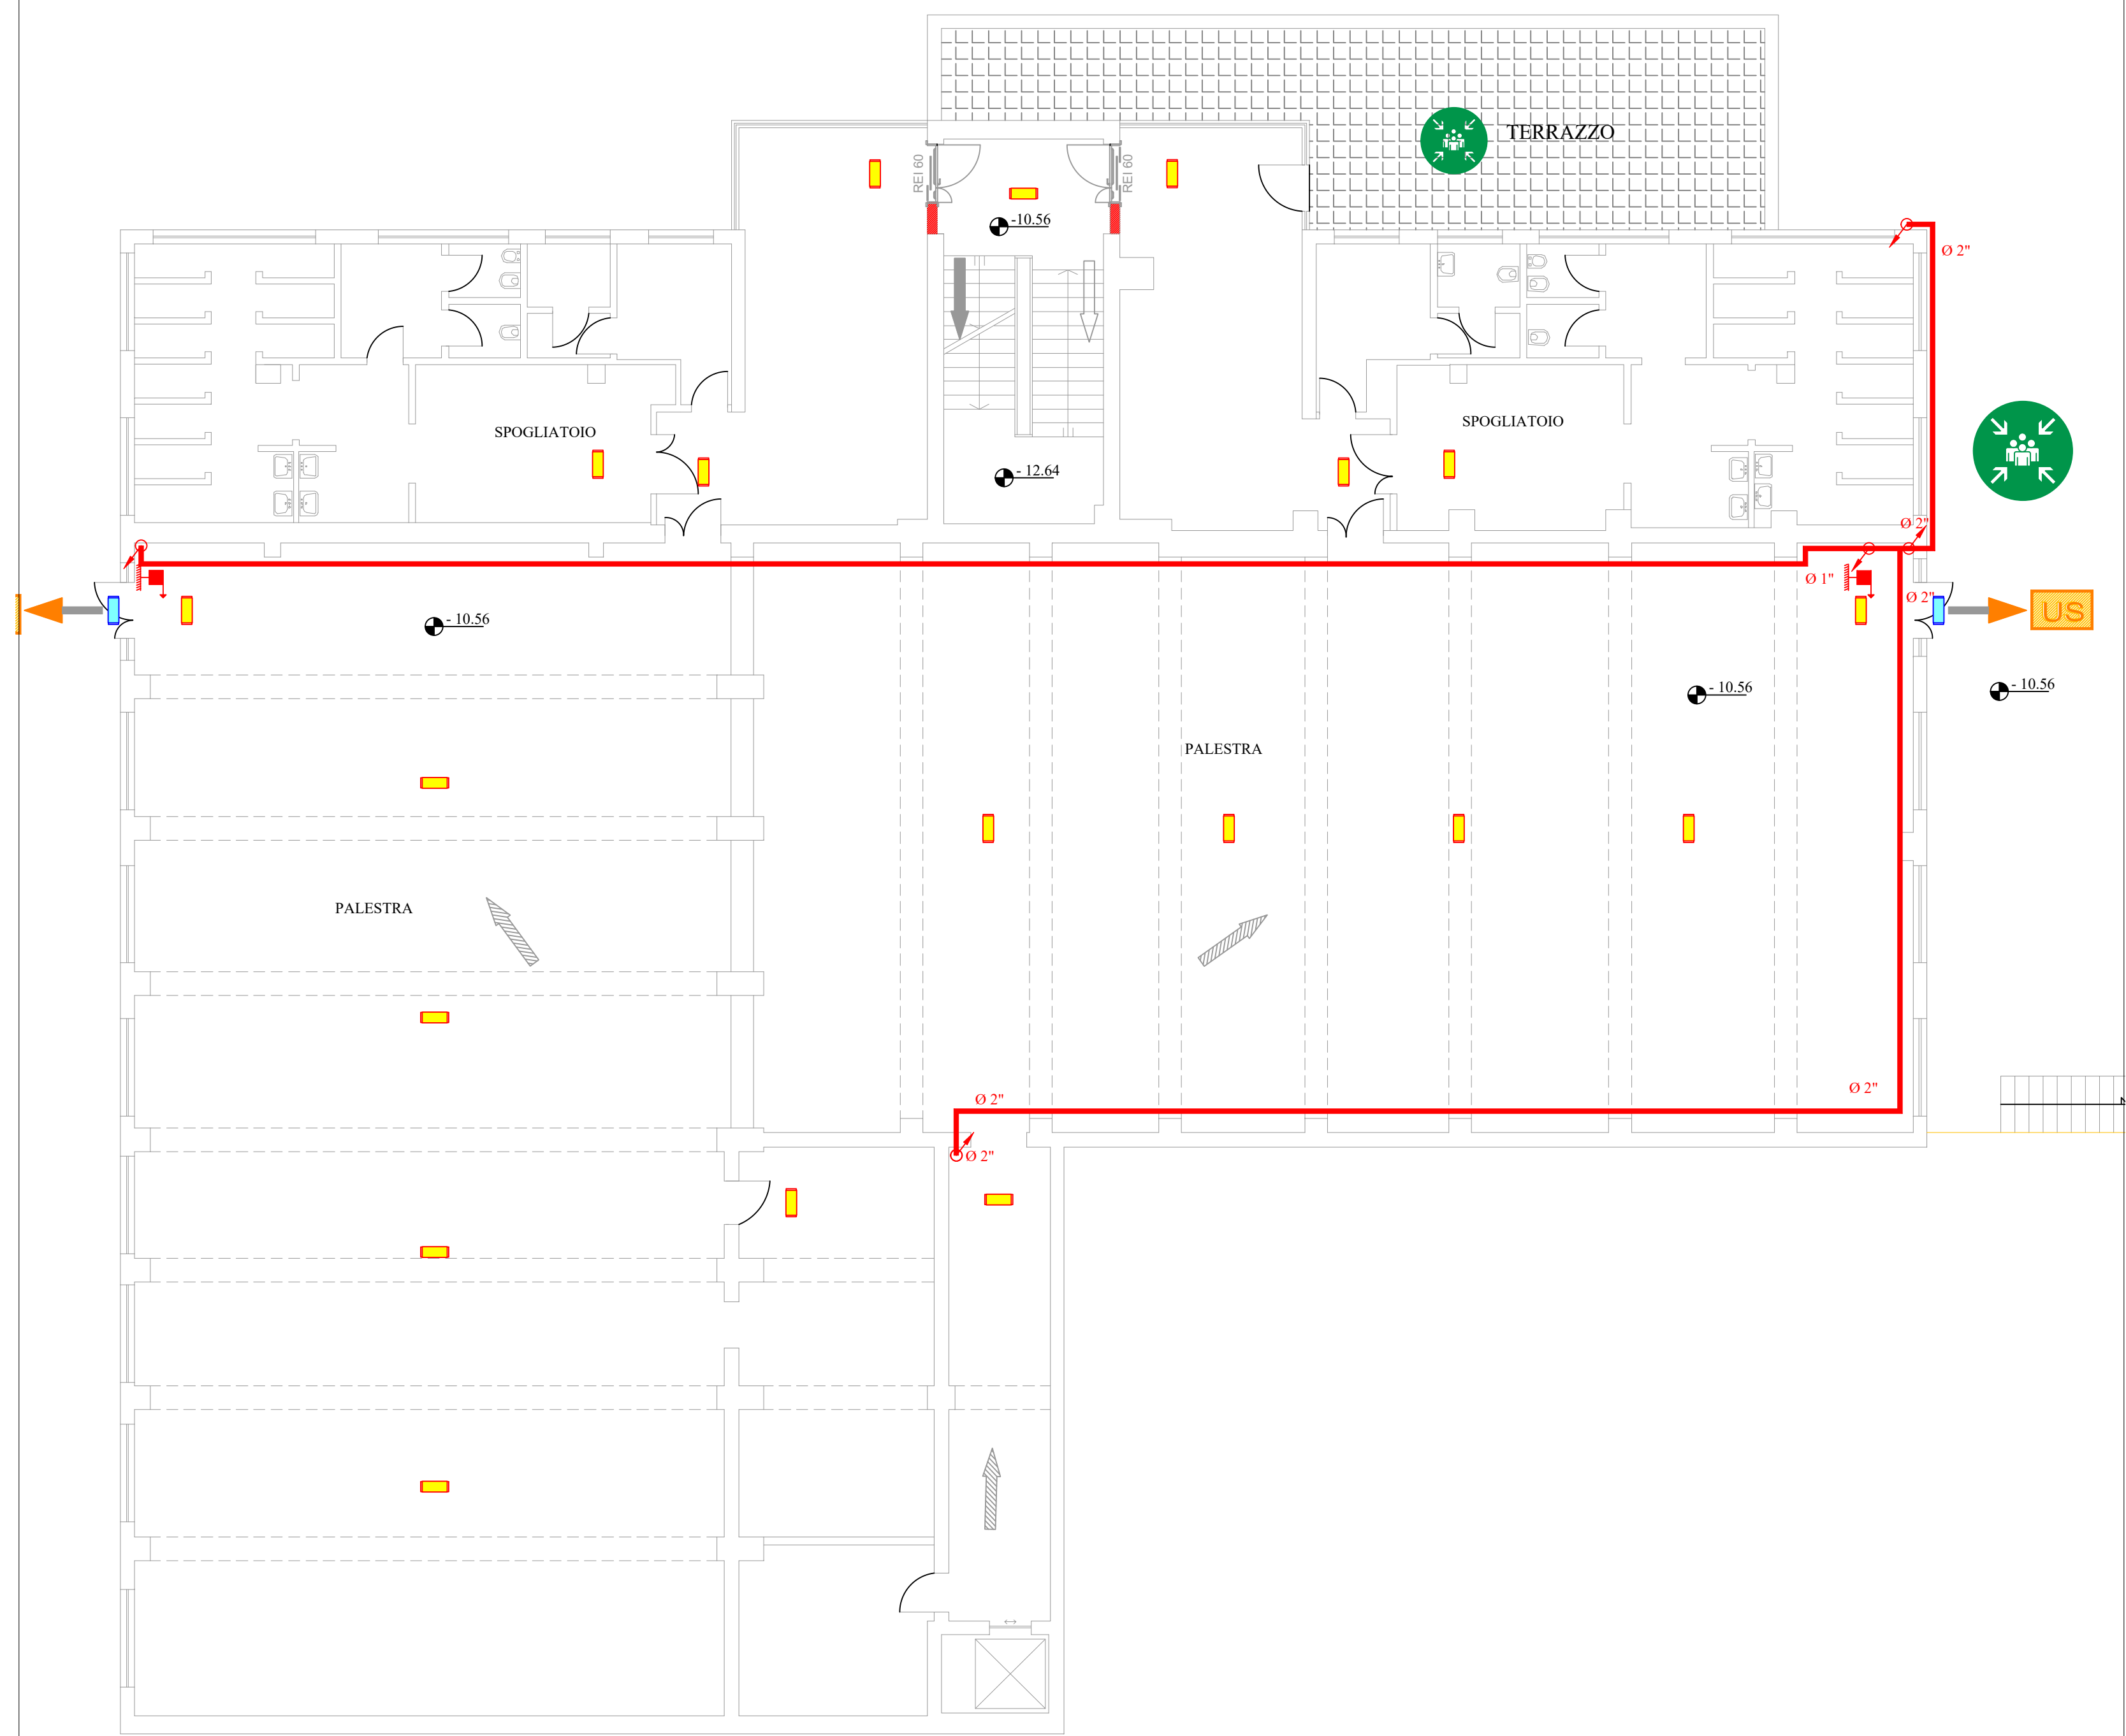


PIANTA PIANO SEMINTERRATO -2 scala 1:100

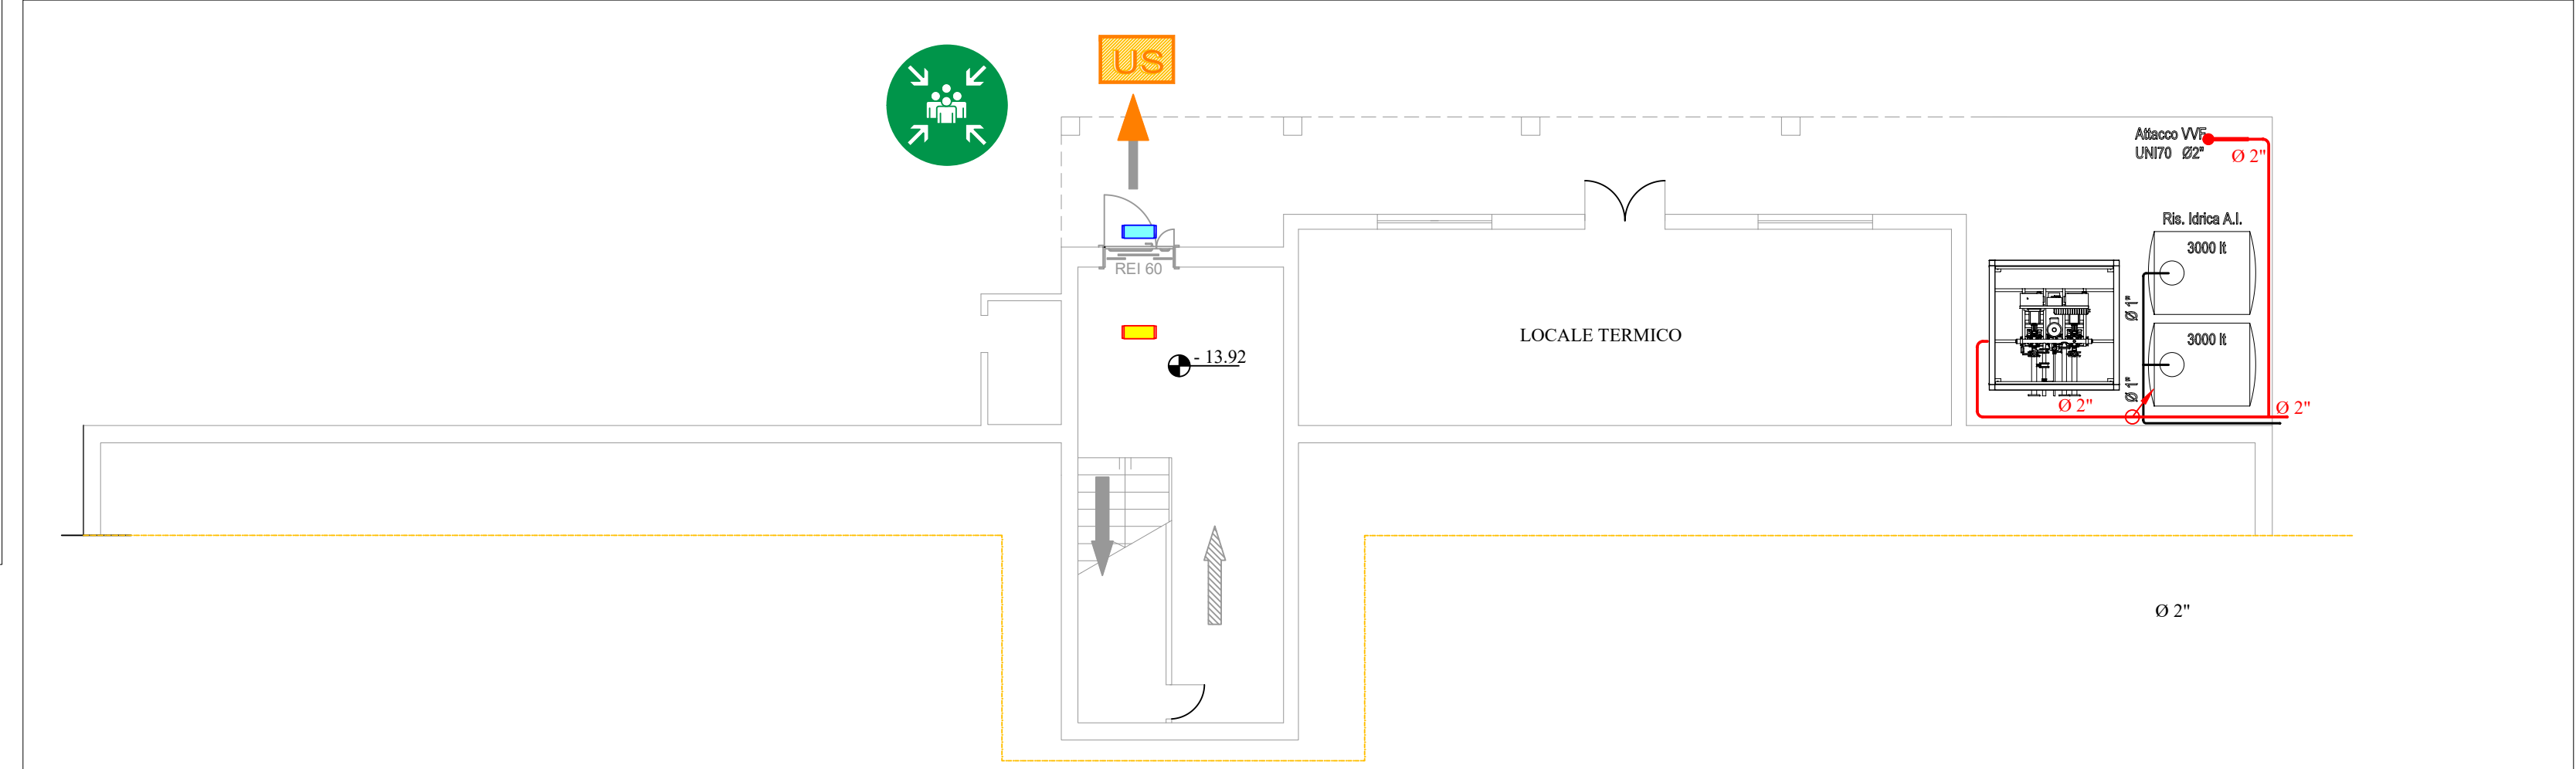


PIANTA PIANO SEMINTERRATO -3 scala 1:100

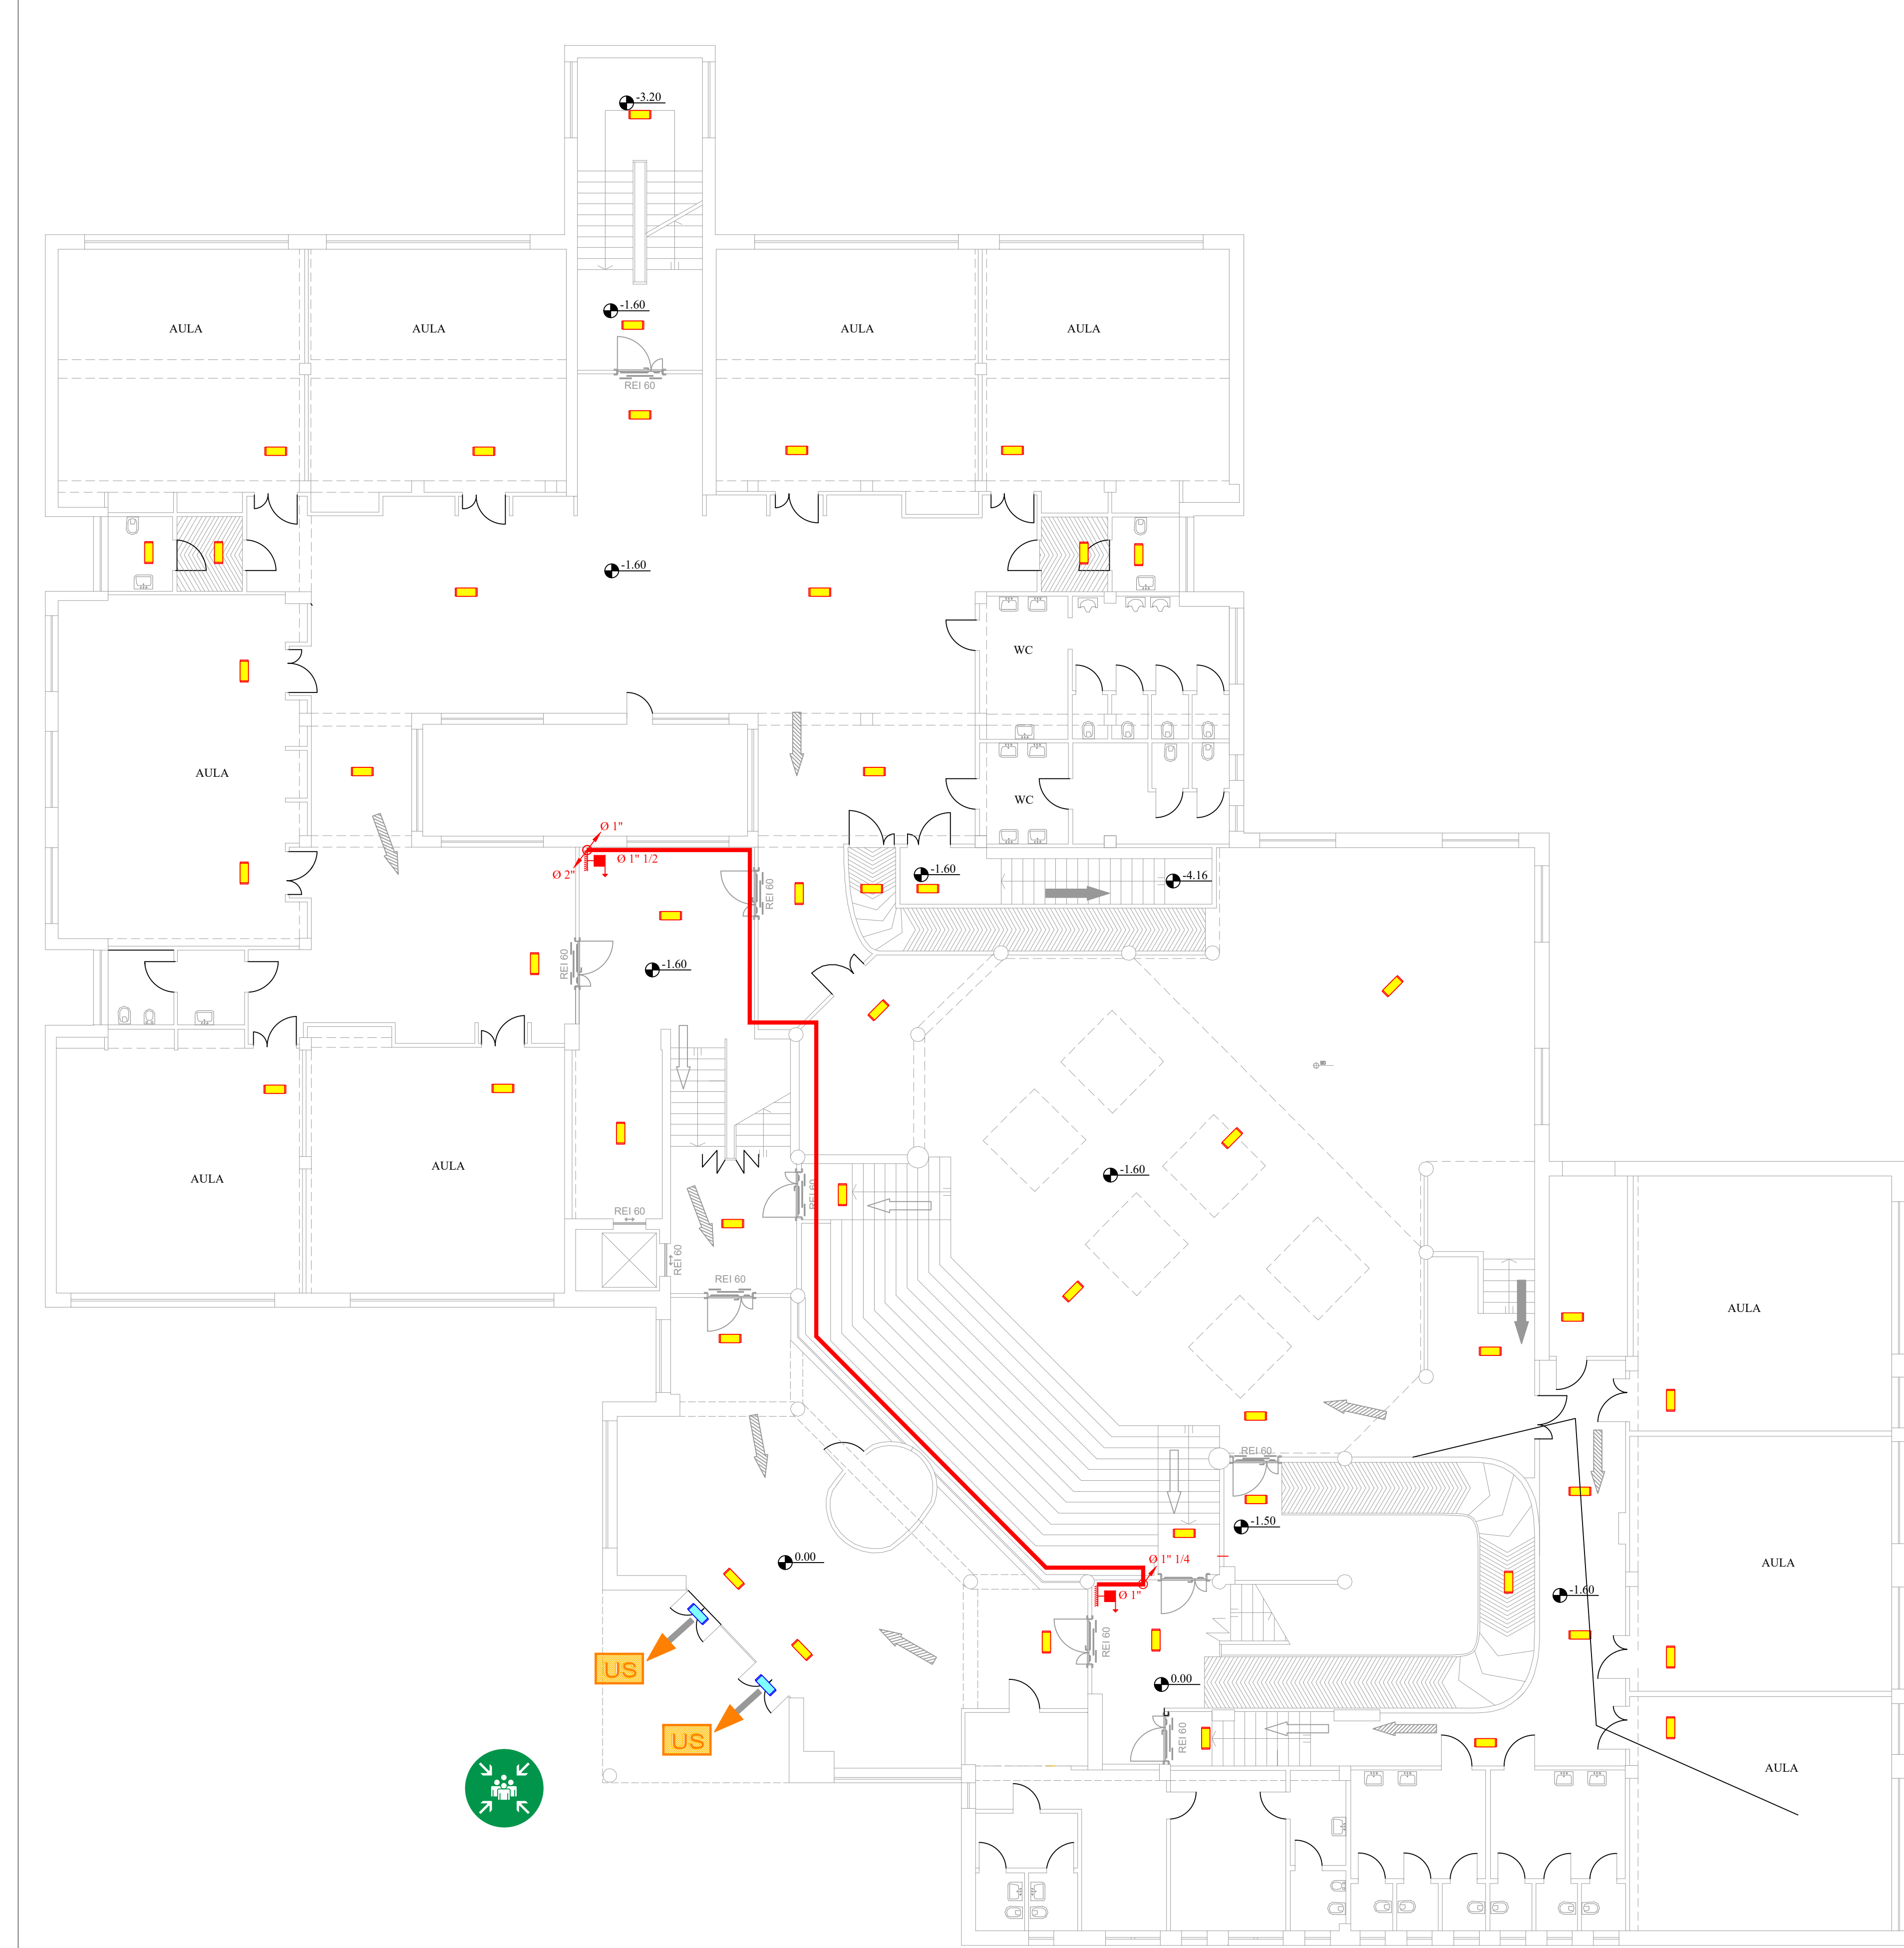

PIANTA PIANO TERRA scala 1:100

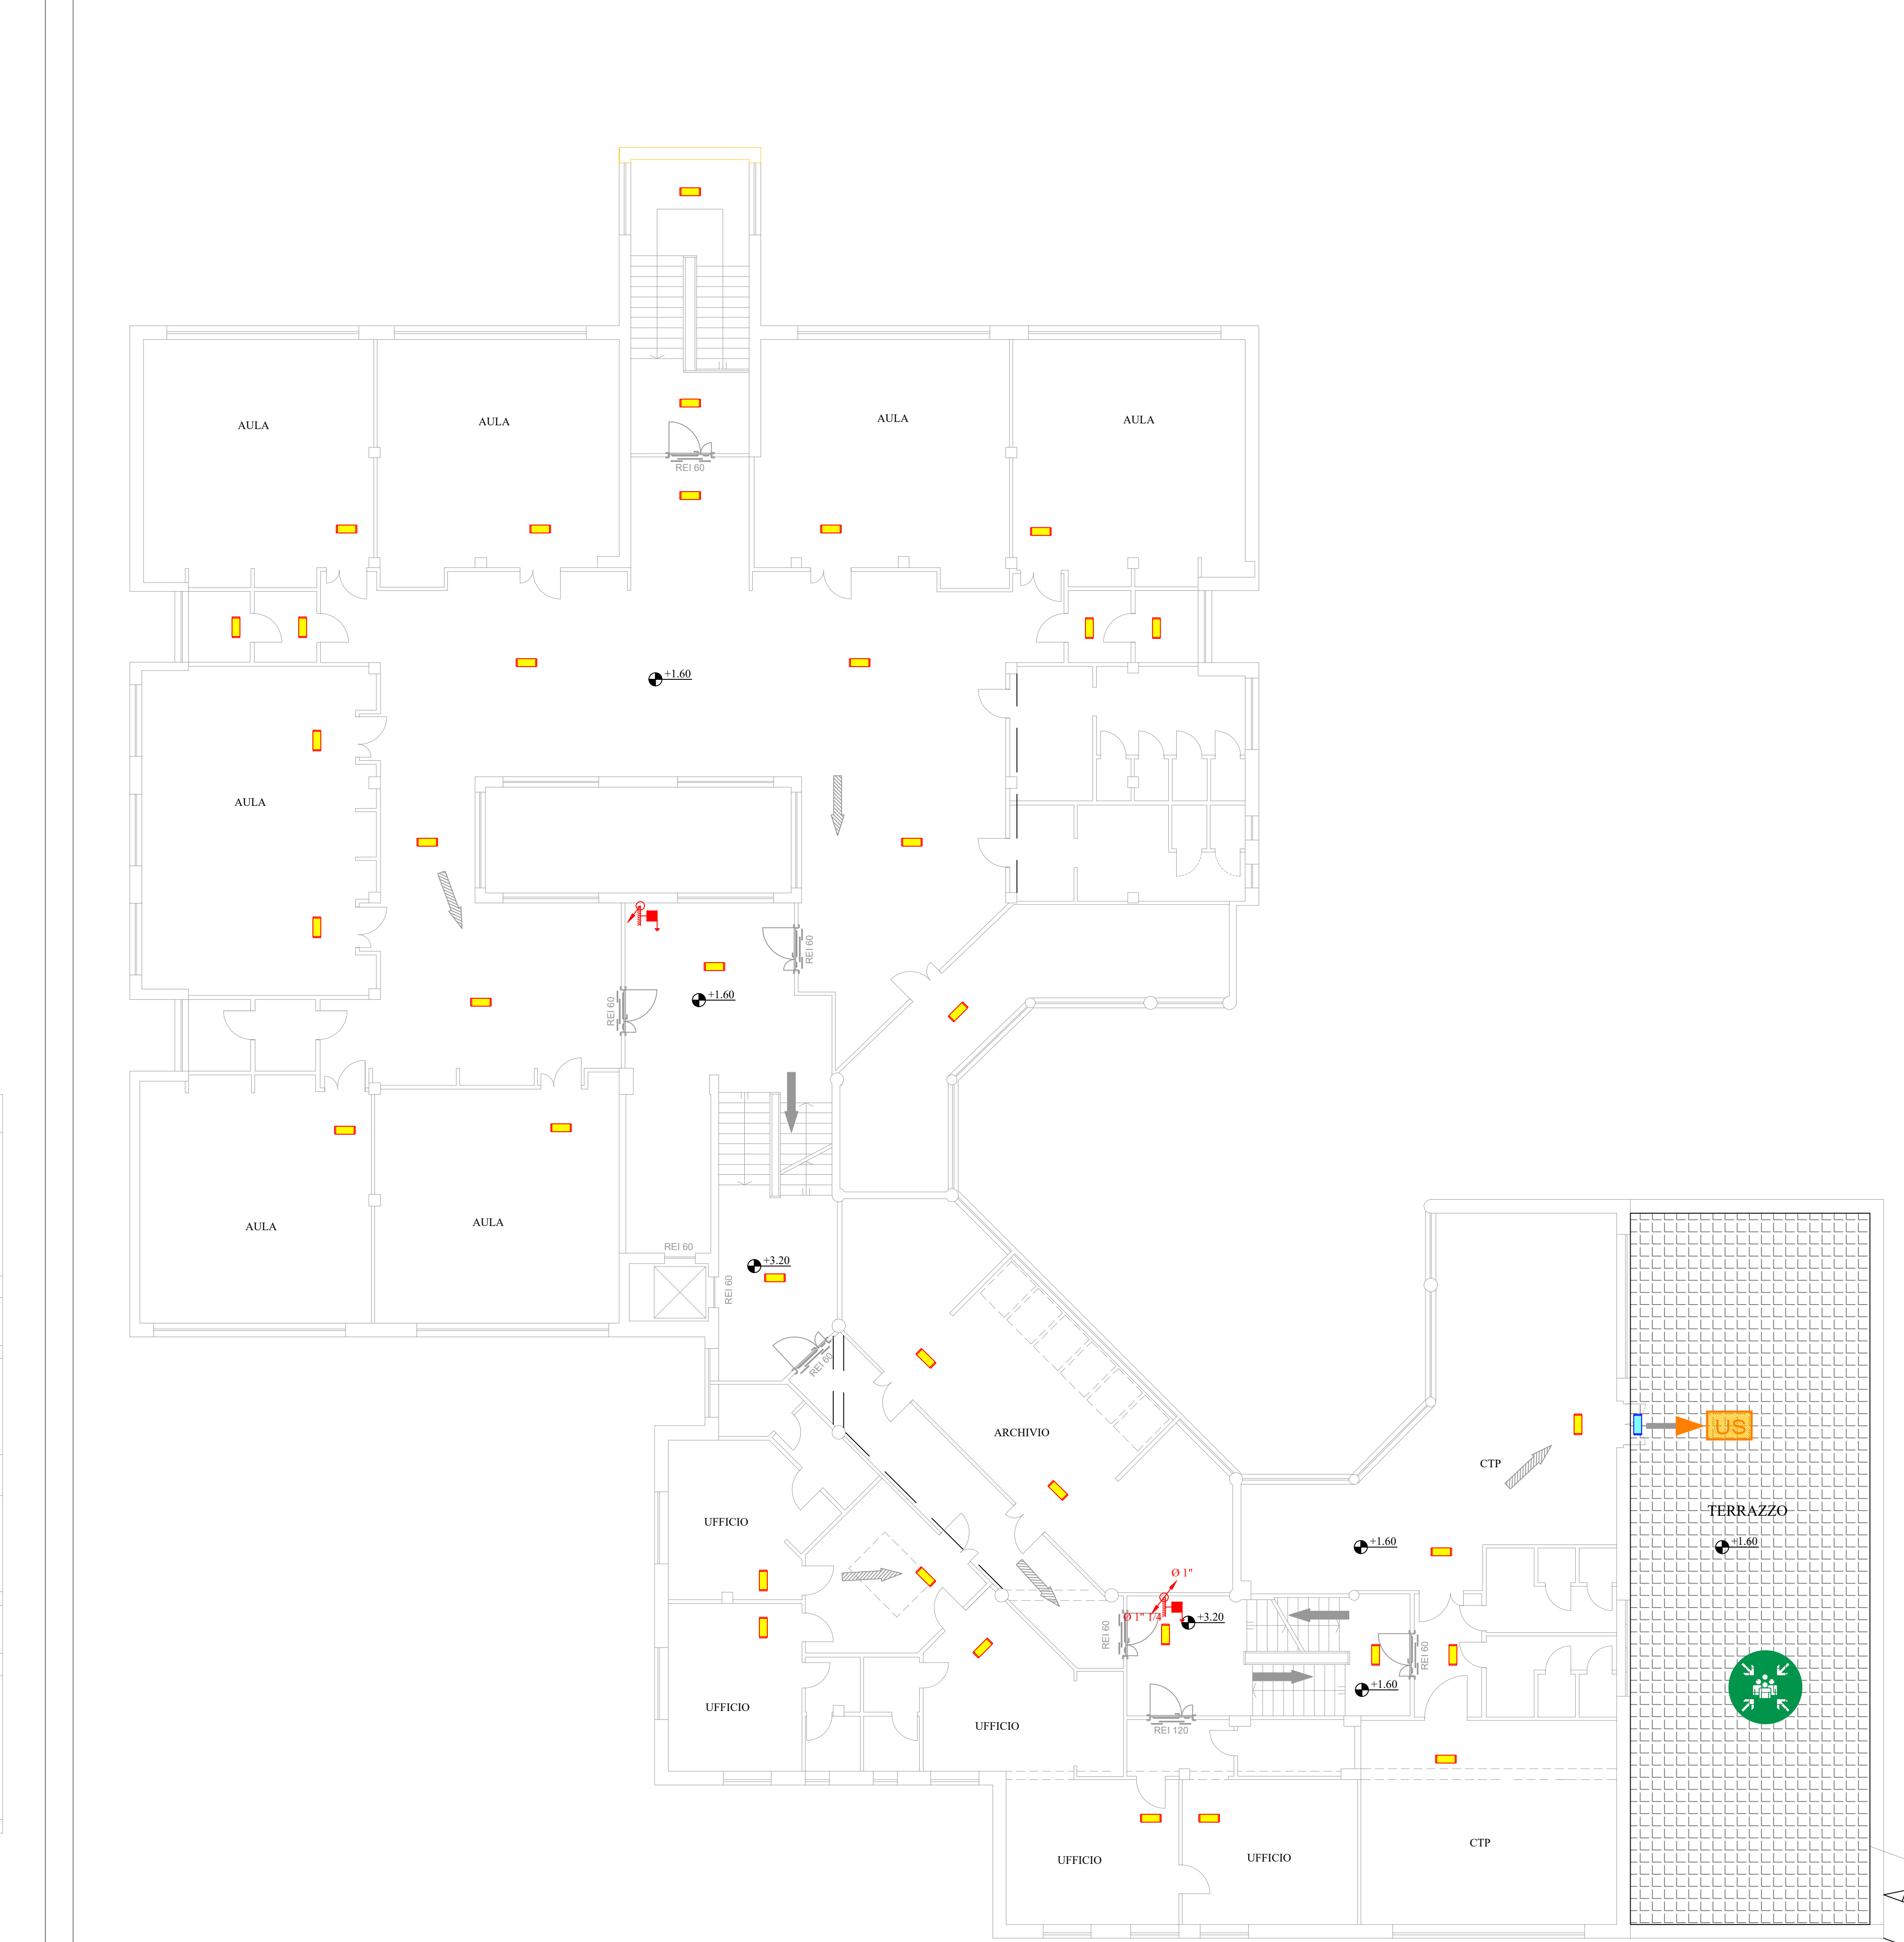

PIANTA PIANO PRIMO scala 1:100

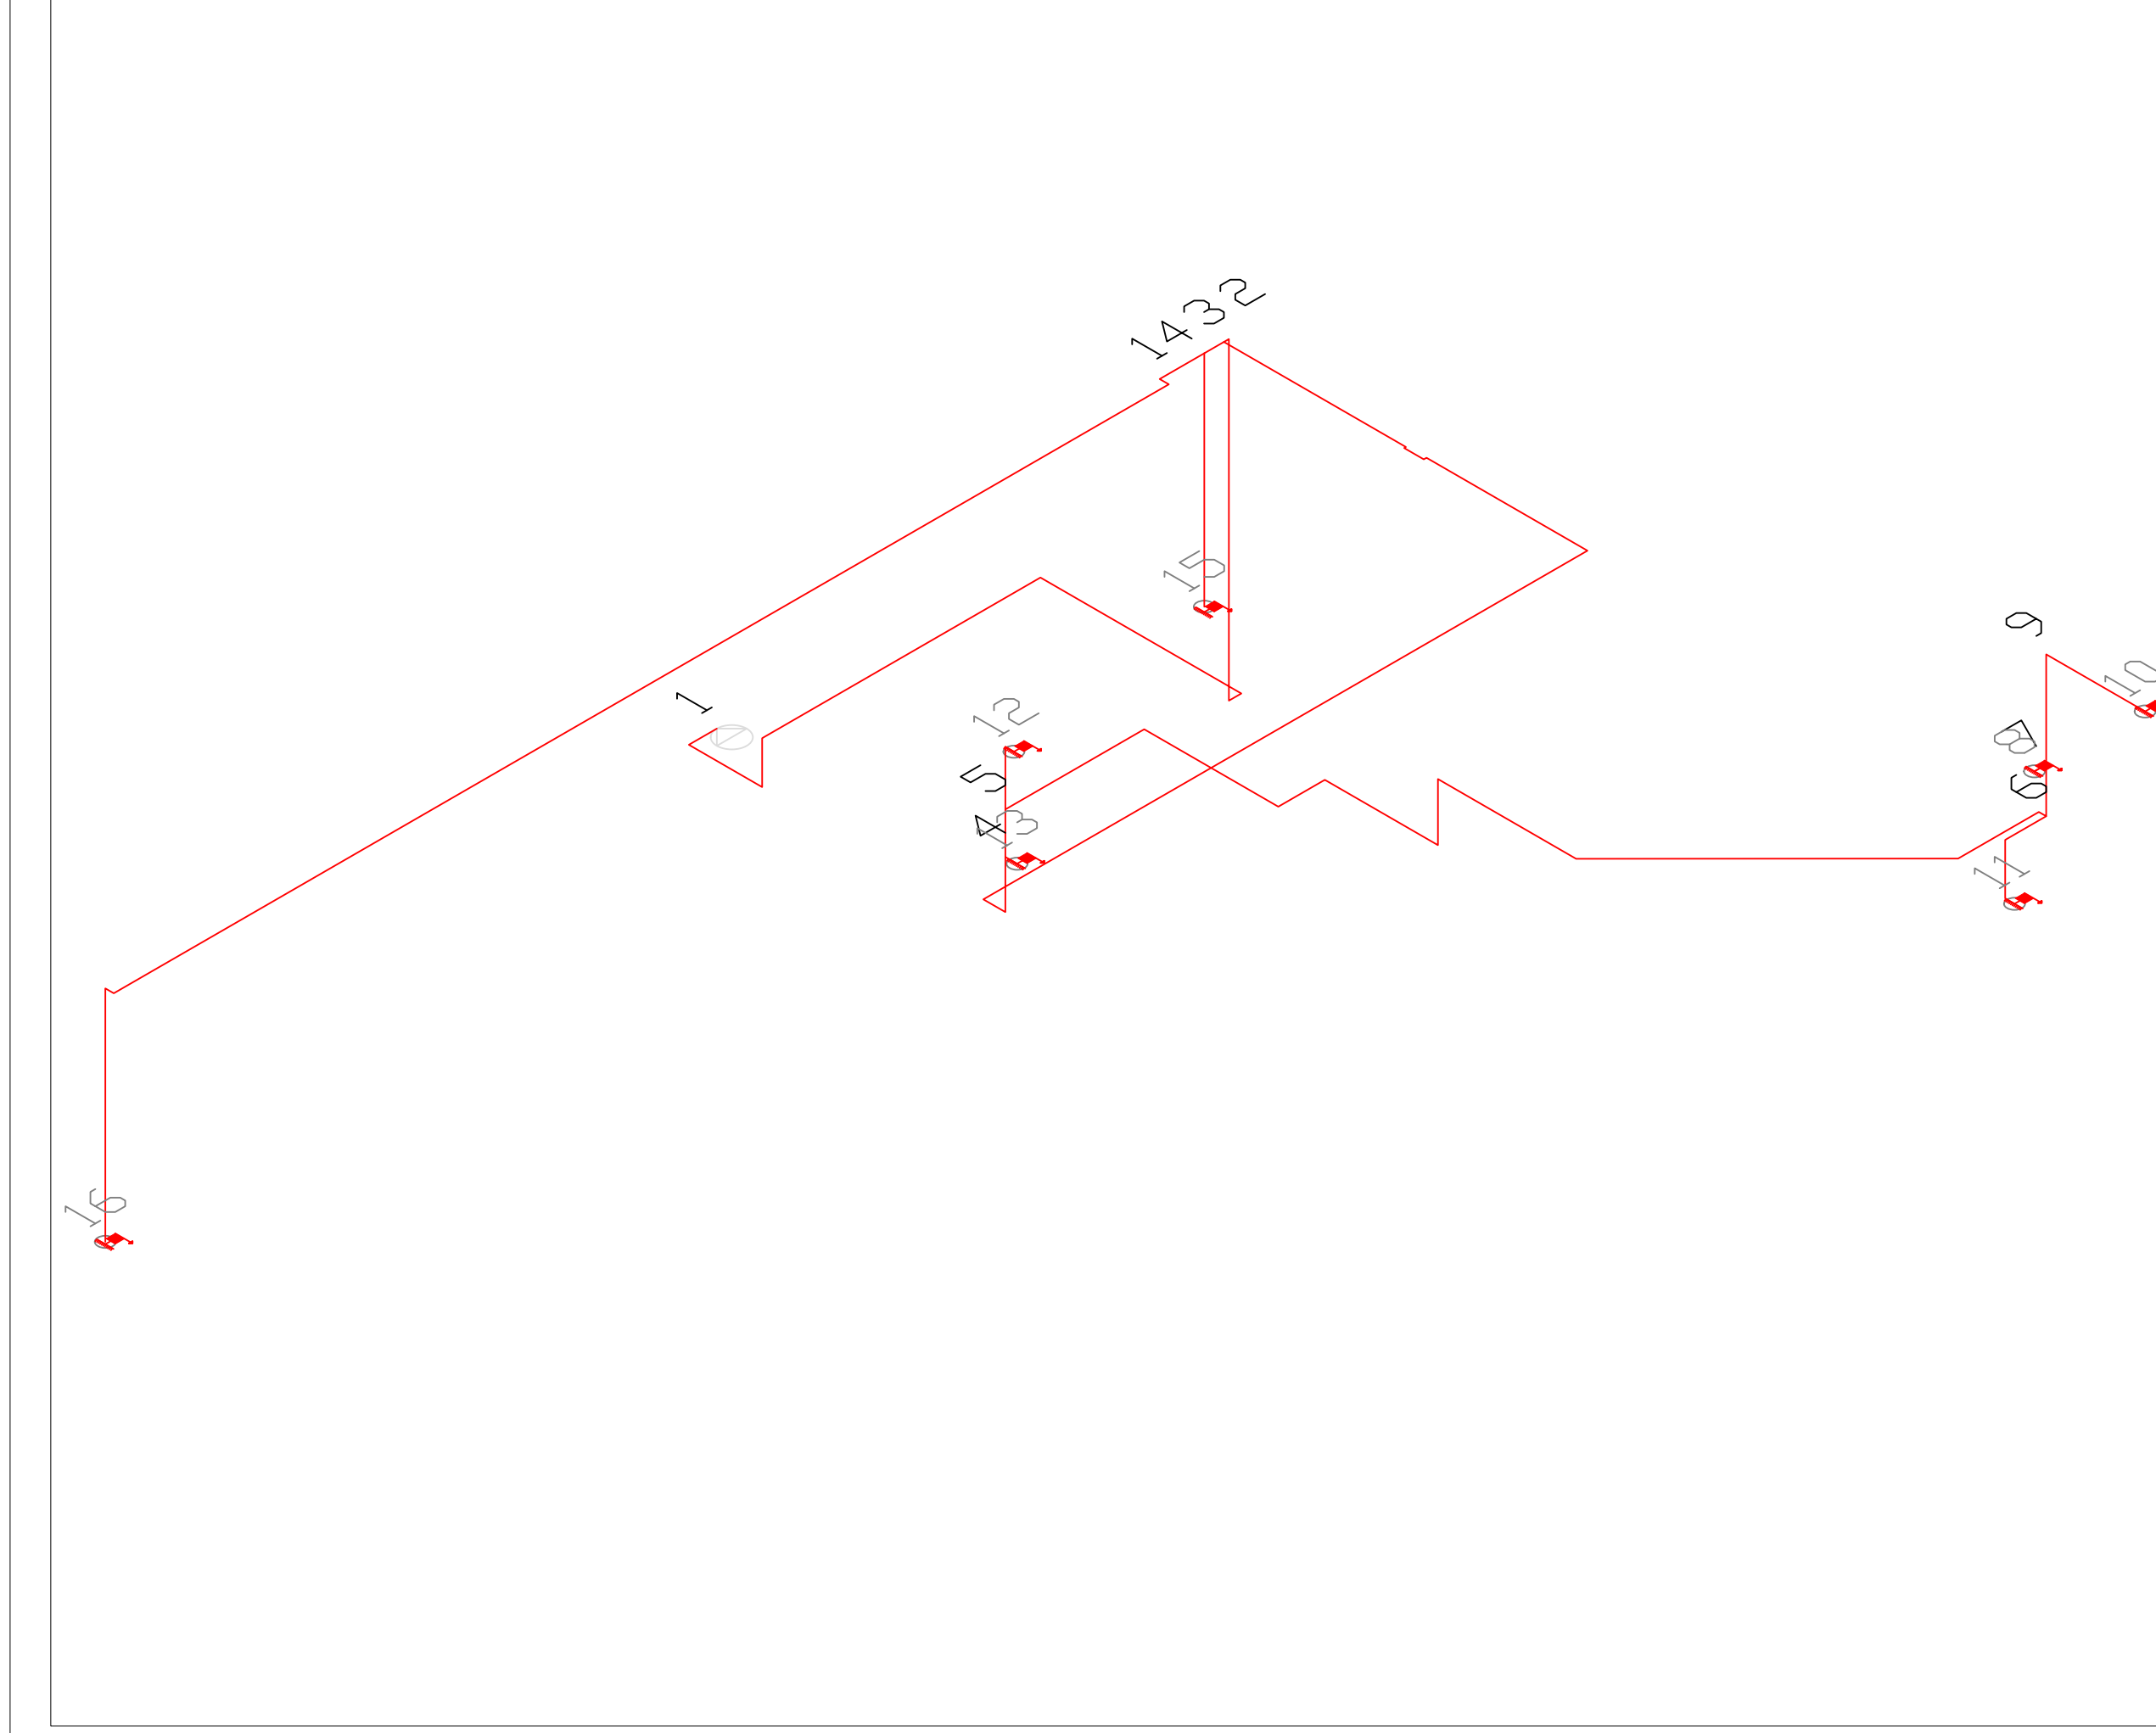

PIANTA PIANO COPERTURA scala 1:100