



PIANTA CENTRALE TERMICA
scala 1:50

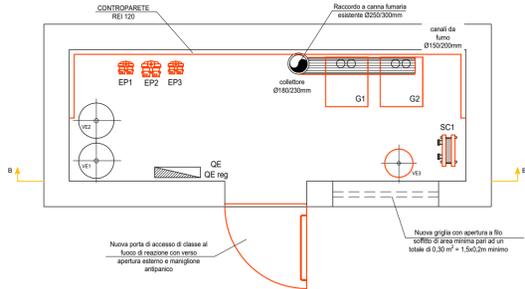

SEZIONE B-B'
scala 1:50

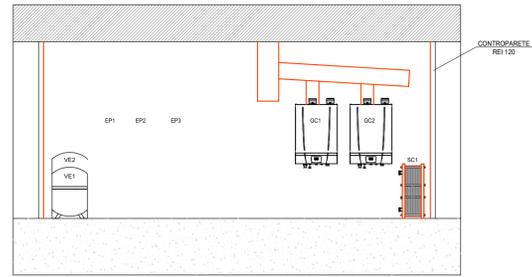

COMPONENTI SECONDO RACCOLTA R 2009 INAIL

1	VALVOLA DI SICUREZZA	TIPO CALEFFI MODELLO S27640
2	VALVOLA DI INTERCETTAZIONE DEL COMBUSTIBILE	-
3	VASO DI ESPANSIONE CHIUSO CALDAIA	CAPACITA' = 35 litri - PRECARICA = 1,5 bar
4	TUBO DI ESPANSIONE VASO CHIUSO CALDAIA	DIAMETRO = 21,7"
5	TERMOSTATO DI REGOLAZIONE	
6	TERMOSTATO DI BLOCCO	
7	PRESSOSTATO DI BLOCCO	
8	TERMOMETRO, CON POZZETTO TERMOMETRO CONTROLLO	per T massima ammissibile 100°C il fondocscala del termometro deve essere non superiore a 120°C
9	MANOMETRO, CON RUBINETTO A FLANGIA PER MANOMETRO CONTROLLO	con fondocscala compreso tra 1,25 e 1,2 volte la pressione di taratura della valvola di sicurezza
10	DISPOSITIVO DI PROTEZIONE PRESSIONE MINIMA	

ISOLAMENTO DELLE RETI DI DISTRIBUZIONE DEL CALORE NEGLI IMPIANTI TERMICI

Le tubazioni delle reti di distribuzione dei fluidi in fase liquida o vapore degli impianti termici devono essere coibentate con materiale isolante il cui spessore minimo è fissato dalla seguente tabella 1 in funzione del diametro della tubazione espresso in mm e della conduttività termica utile del materiale isolante espressa in $\text{W/m}^{\circ}\text{C}$ alla temperatura di 40°C .

TAB. 1

Conduttività Termica utile dell'isolante ($\text{W/m}^{\circ}\text{C}$)	Diametro esterno della tubazione (mm)						
	< 20	da 20 a 39	da 40 a 59	da 60 a 79	da 80 a 99	> 100	
0.030	13	19	26	33	37	40	
0.032	14	21	29	36	40	44	
0.034	15	23	31	39	44	48	
0.036	17	25	34	43	47	52	
0.038	18	28	37	46	51	56	
0.040	20	30	40	50	55	60	
0.042	22	32	43	54	59	64	
0.044	24	35	46	58	63	69	
0.046	26	38	50	62	68	74	
0.048	28	41	54	66	72	79	
0.050	30	44	58	71	77	84	

- Per i valori di conduttività termica utile dell'isolante differenti da quelli indicati in tabella 1, i valori minimi dello spessore del materiale isolante sono ricavati per interpolazione lineare dei dati riportati nella tabella 1 stessa.
- I montanti verticali delle tubazioni devono essere posti al di qua dell'isolamento termico dell'involucro edificio, verso l'interno del fabbricato ed i relativi spessori minimi dell'isolamento che risultano dalla tabella 1, vanno moltiplicati per 0,5.
- Per tubazioni correnti entro strutture non affacciate né all'esterno né su locali non riscaldati gli spessori di cui alla tabella 1, vanno moltiplicati per 0,3.

NUOVE APPARECCHIATURE/LAVORAZIONI




CANNA FUMARIA



CALDAIA MURALE

SCHEMA FUNZIONALE STATO DI PROGETTO

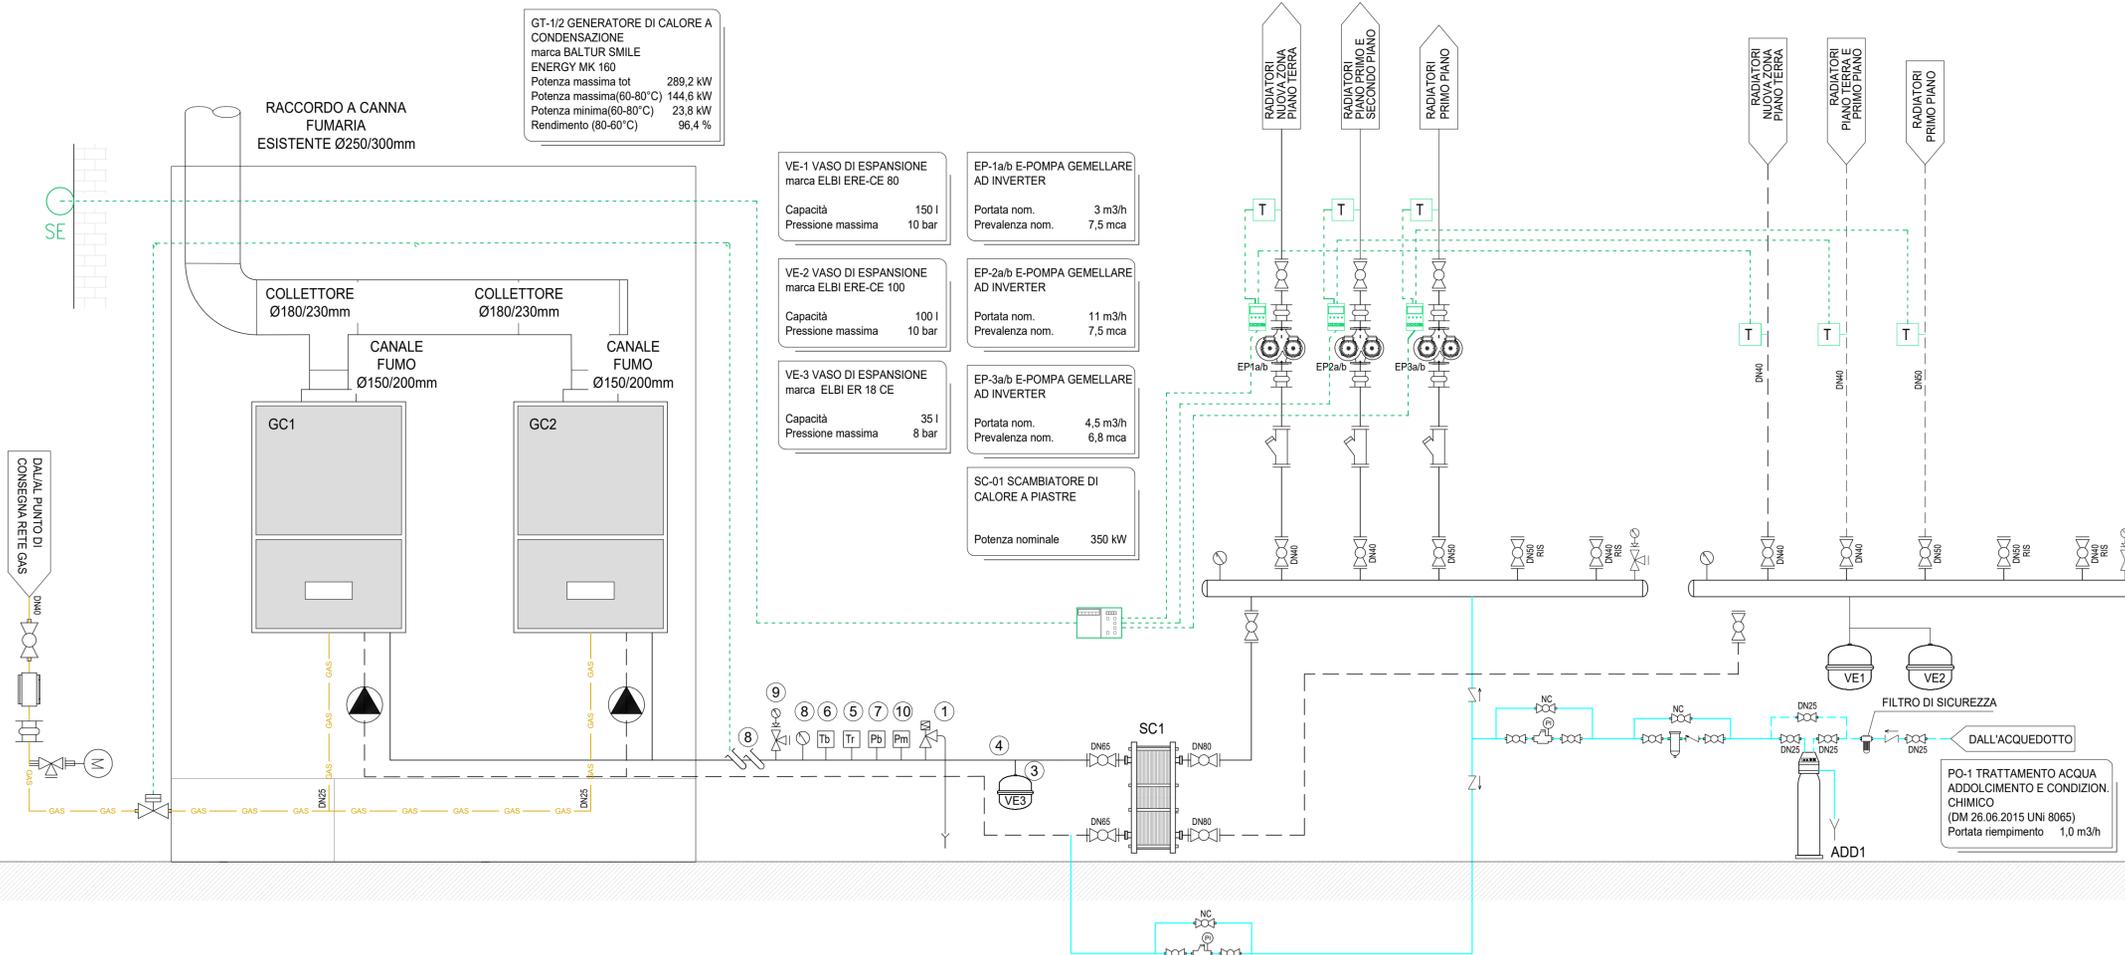

LEGENDA

Simbolo	Descrizione	Quantità
---	TUBAZIONE MANDATA/RITORNO ACQUA CALDA, IN FERRO NERO COIBENTATA AI SENSI DELLA L.10/91 - NUOVA INSTALLAZIONE	-
---	TUBAZIONE MANDATA/RITORNO ACQUA CALDA, IN FERRO NERO COIBENTATA AI SENSI DELLA L.10/91 - TUBAZIONI ESISTENTI	-
---	TUBAZIONE MANDATA/RITORNO CIRCUITO SOLARE TERMICO, IN FERRO NERO COIBENTATA AI SENSI DELLA L.10/91 - NUOVA INSTALLAZIONE	-
---	TUBAZIONE ACQUA DI RETE	-
---	TUBAZIONE ACQUA ADDOLCITA	-
---	TUBAZIONE ACQUA CALDA SANITARIA	-
---	TUBAZIONE GASOLIO	-
---	TUBAZIONE GAS METANO	-
---	LINEE DI REGOLAZIONE	-
[Symbol]	VALVOLA DI INTERCETTAZIONE	-
[Symbol]	GIUNTO ANTIVIBRANTE	-
[Symbol]	VALVOLA DI NON RITORNO	-
[Symbol]	SCARICO	-
[Symbol]	VALVOLA AUTOMATICA A TRE/QUATTRO VIE	-
[Symbol]	VALVOLA DI INTERCETTAZIONE DEL COMBUSTIBILE	-
[Symbol]	VALVOLA DI SICUREZZA A NORMA INAIL	-
[Symbol]	TERMOMETRO INDICATORE A NORMA INAIL	-
[Symbol]	MANOMETRO A NORMA INAIL	-
[Symbol]	TERMOSTATO DI REGOLAZIONE A NORMA INAIL	-
[Symbol]	TERMOSTATO DI BLOCCO A NORMA INAIL	-
[Symbol]	PRESSOSTATO DI MASSIMA A NORMA INAIL	-
[Symbol]	PRESSOSTATO DI MINIMA A NORMA INAIL	-
[Symbol]	POZZETTO PER TERMOMETRO E SONDA DI TEMPERATURA	-
[Symbol]	SONDA DI TEMPERATURA MANDATA/RITORNO ACQUA E FUMI	-
[Symbol]	RAMPA GAS	-

COMMITTENTE
COMUNE DI VELLETRI
 AFFIDAMENTO DEL SERVIZIO ENERGIA TERMICA, CONDIZIONE E MANUTENZIONE IMPIANTI DI CLIMATIZZAZIONE, ELETTRICI, IDRICO-SANITARI, ANTINCENDIO, ELEVATORI ED ELETTRICI SPECIALI A SERVIZIO DEGLI IMMOBILI COMUNALI

Presidio
SCUOLA INFANZIA/PRIMARIA "COLLE PALAZZO"
 Via Acquaviola 3 - 00049 Velletri (RM)
 Reparto / Ubicazione

Centrale Termica Ospedaliero Extra Ospedaliero

PROGETTO
 Oggetto
23.CON RIQUALIFICAZIONE CENTRALE TERMICA CON CALDAIA A CONDENSAZIONE

Parte d'opera Progetto preliminare Progetto definitivo Progetto esecutivo

IMPIANTO MECCANICO

ELABORATO
 Descrizione elaborato
SCHEMA FUNZIONALE, PIANA E SEZIONE CENTRALE TERMICA STATO DI PROGETTO

23.CON.02

Data rilievo Rilevatore Nome file Scala 1:50 Elaborato N.

FIRME
 Le Imprese
SIRAM VEOLIA
CNP ENERGIA

Il Progettista
 Ingegnere **Enrico De Rosa**
 N. 1354
 PROVINCIA DI PAVIA

SIRAM S.p.A. - Unità di Business Centro - Via G.G.Belli, 86 - 00193 Roma (RM) - Tel. +39 (06) 590.15.1 - Fax +39 (06) 590.15.200

Spazio riservato alle firme del Committente
 Il Direttore dei Lavori Il Responsabile del Procedimento

REVISIONI

N.	Descrizione	Data emiss.	Redatto	Verificato	Approvato	Validato
0	prima emissione	03/2023	SIRAM	SIRAM	SIRAM	
1						
2						
3						
4						